


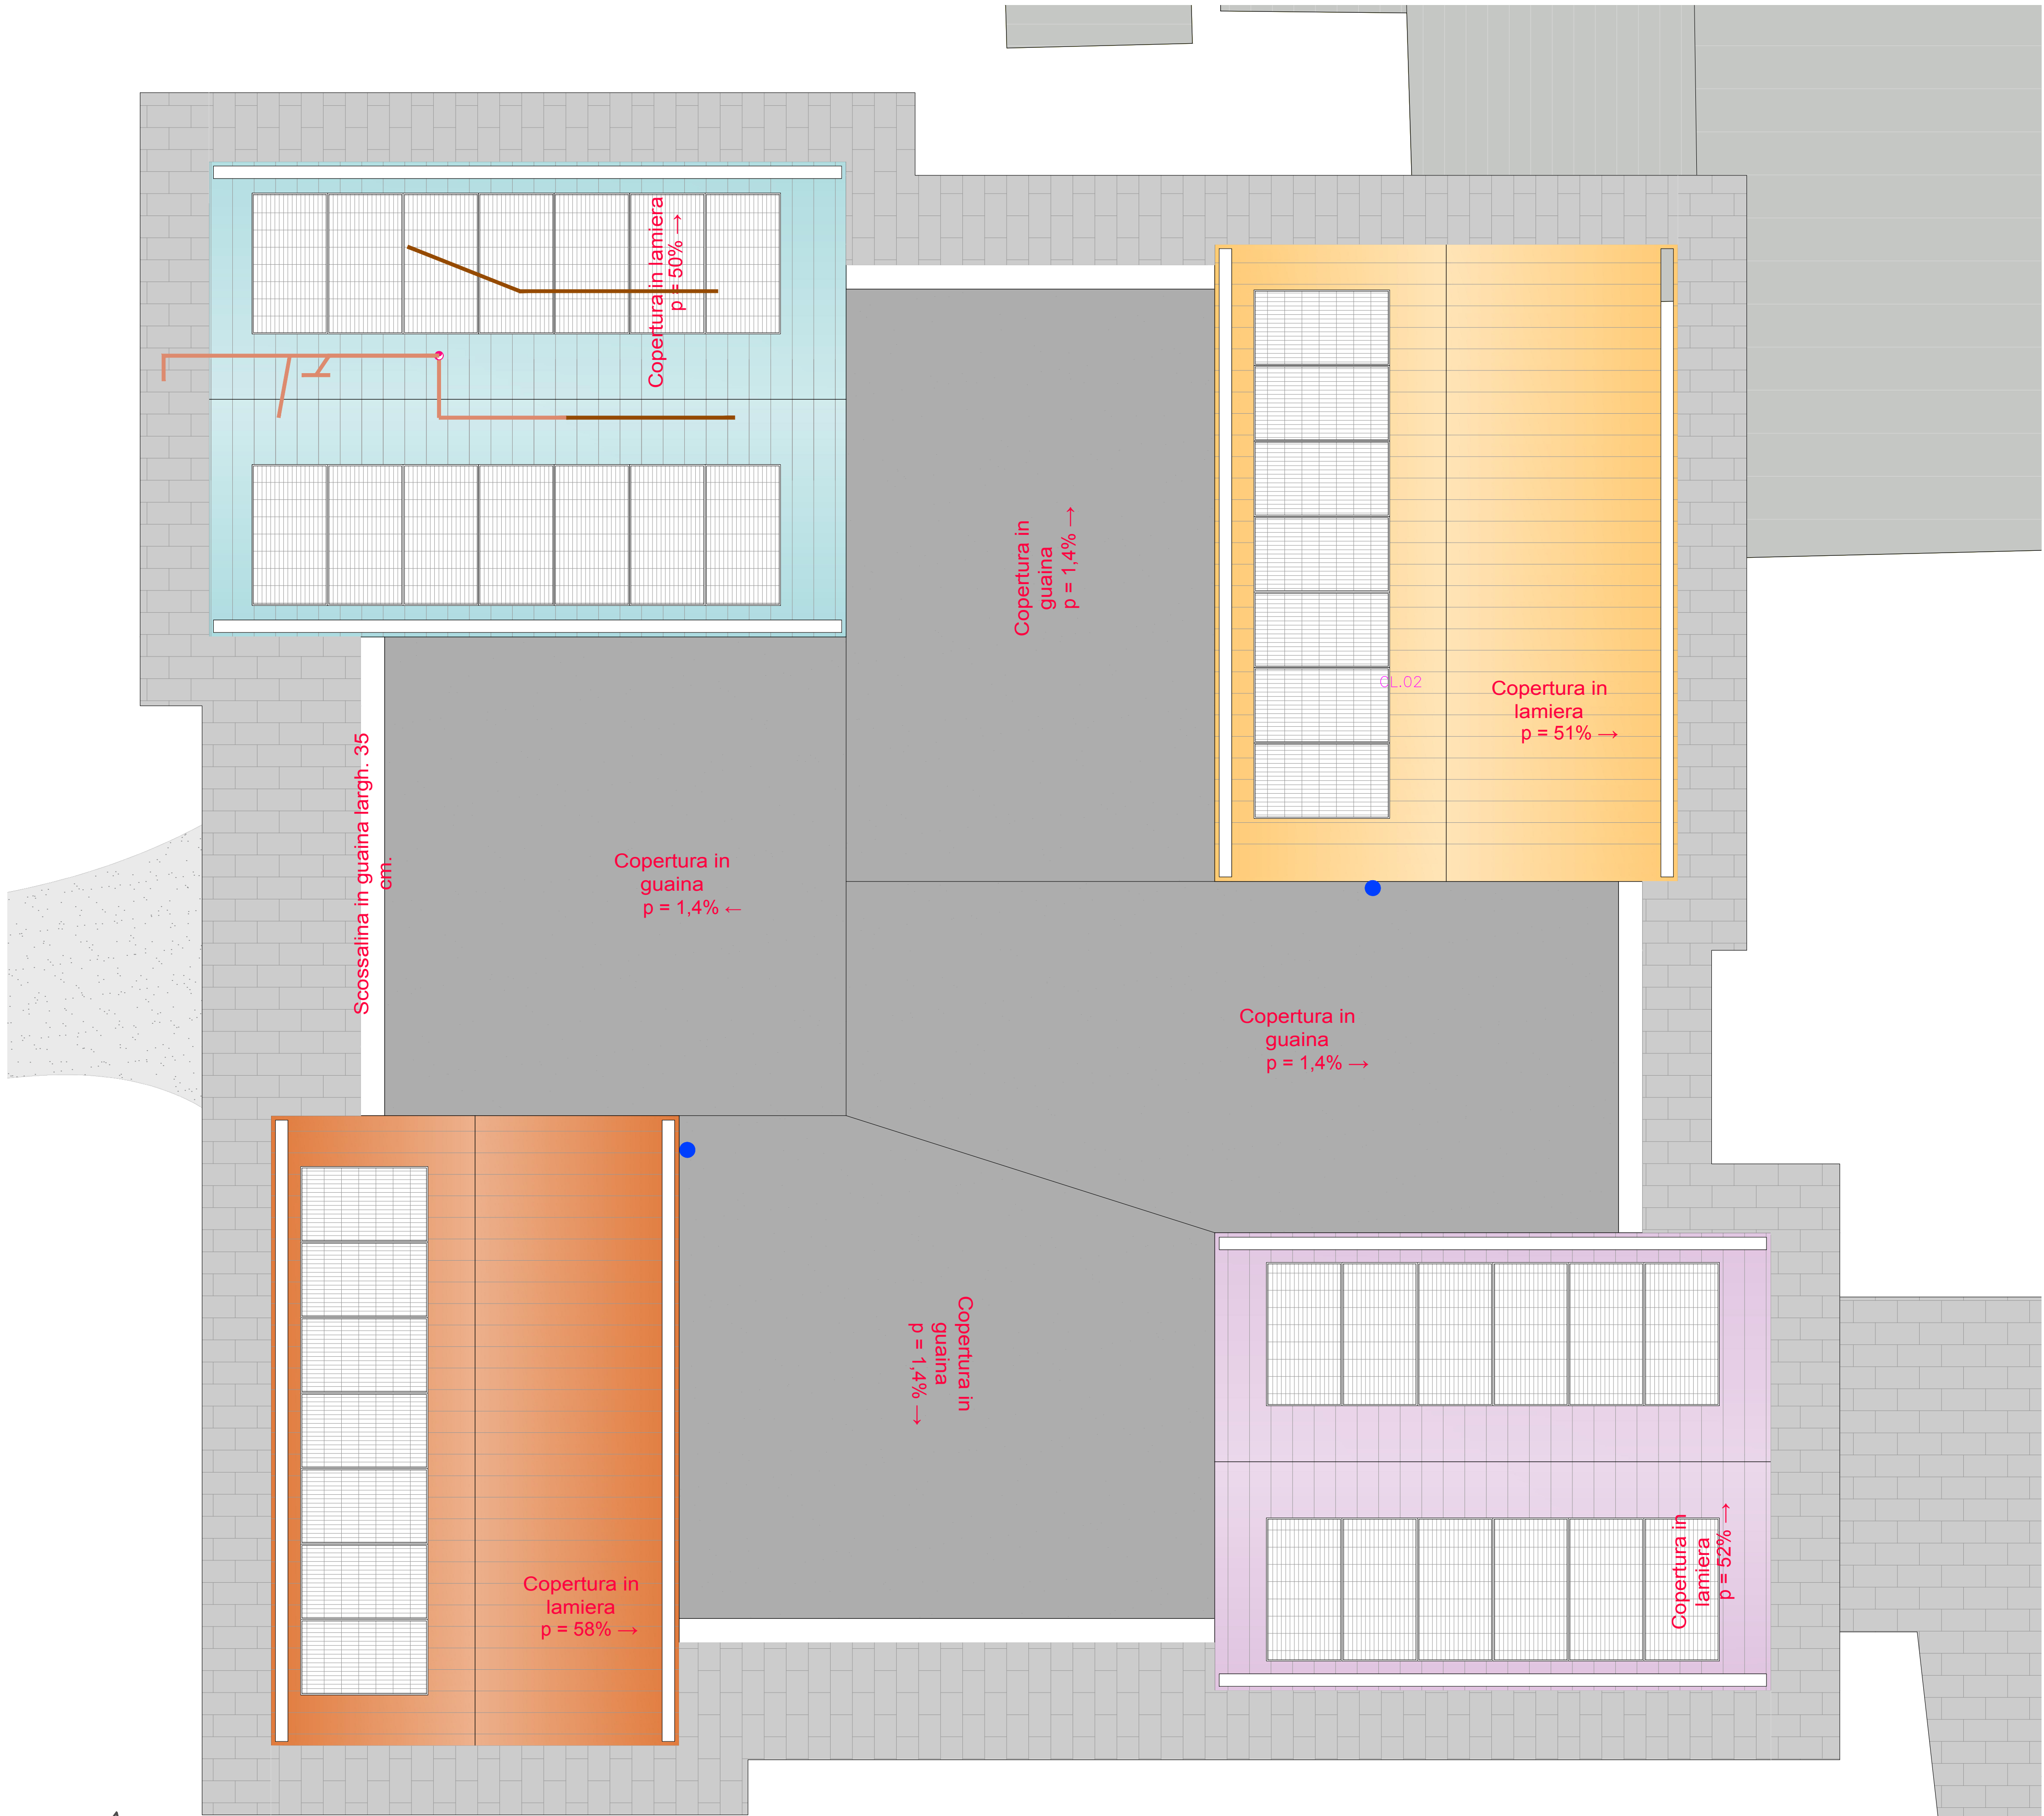

PIANTA PIANO COPERTURA

LEGENDA SIMBOLI

	Punto acqua attacco acqua fredda da collettore idrosanitario realizzato con tubazione multistrato
--	---

Note (da intendersi riferite a tutti gli elaborati grafici costituenti il progetto)
L'impresa prima di eseguire l'installazione degli impianti dovrà produrre i disegni costruttivi con evidenza lo studio dei passaggi delle tubazioni e canalizzazioni attraverso tutte le fonometrie (muri, solai, ecc.).
L'impresa dovrà inoltre studiare e verificare il sistema di staffaggio. I disegni costruttivi saranno consegnati alla D.L. per approvazione.

Note per l'installazione (da intendersi riferite a tutti gli elaborati grafici costituenti il progetto)
L'installatore è tenuto a:
a. verificare accuratamente gli elaborati di progetto e segnalare alla DL eventuali inesattezze, incompletezze, incongruenze o discordanze
b. prima di procedere con le lavorazioni, rilevare in cantiere misure, passaggi, spazi tecnici, limiti di fornitura, interferenze
c. sottoporre alla DL per approvazione il progetto costruttivo, le schede tecniche e (ove richiesto) i campioni dei prodotti da installare
d. produrre i documenti previsti per legge ed applicabili al tipo di lavorazione, nonché il progetto

COMMITTENTE:
COMUNE DI SAONARA
Piazza Maria Soti Borgato, 11 - 35020 Saonara (PD)



IL RESPONSABILE DEL PROCEDIMENTO:
Arch. Pierantonio Segato

NGEU - PNRR Missione 4 Componente 1 Investimento 1.1 Piano per asili nido e scuole materne e servizi di educazione e cura per la prima infanzia:
REALIZZAZIONE DI UN NUOVO ASILO NIDO IN VIA VITTORIO EMANUELE II - 35020 COMUNE DI SAONARA (PD)
CIG: B33993351C
CUP: D75E24000050002



PROGETTO ESECUTIVO

IMPIANTI MECCANICI
IMPIANTO IDRICO SANITARIO E DORSALI
PIANTA PIANO COPERTURA

01	Gennaio 2025	Modifiche richieste dalla committenza	NDL	DLC	VAL
00	Novembre 2024	Prima emissione	NDL	DLC	VAL
REVISIONE	DATA	MOTIVO	CALCOLATO	ESEGUITO	VERIFICATO

REDAZIONE PROGETTO:

ESSE TI ESSE INGEGNERIA s.r.l.
Sede legale: via P. Bronzetti, 30 - 35138 PADOVA
Sede operativa: via Armistizio, 135 - 35142 PADOVA
Tel. 049 8808237
e-mail: progettazione@essesesrl.it



Sistema di Gestione per la Qualità certificato in accordo allo standard UNI EN ISO 9001

PROGETTISTA:
Dott. Ing. Pierangelo Valerio
Impresa:

Via Torregghe, 19 - 35031, Campodarsengo (PD)
Tel. 049 679 8044/Fax. 049 633 5330
ruffato.mario@ruffato.mario.it
S.r.l.s. - C.F. n° P. IVA 02009120285 - R.E.A. 195987

SCALA:

1:50
DATA: Novembre 2024
ALLEGATO N.

4.2.4