

ISTRUZIONI PER IL PUBBLICO IN CASO DI EMERGENZA

La direzione del teatro ha predisposto un piano di emergenza.

In queste istruzioni sono condensate le parti principali del piano e suggeriti i comportamenti più idonei da tenere nelle varie situazioni.

Per dare attuazione al piano di emergenza è stata costituita una squadra di cui fanno parte persone con specifico addestramento a: spegnere incendi, soccorrere gli infortunati e coordinare lo sgombero ordinato dell'edificio.

In caso di emergenza dovete dunque attenervi alle disposizioni ed alle istruzioni fornite da queste persone.

Le emergenze ipotizzate, per le quali gli addetti hanno ricevuto specifica formazione sono: infortunio, incendio, evacuazione per altre cause.

In funzione di ognuno di questi interventi è riportato il comportamento che dovete tenere.

INFORTUNIO

Se siete presenti al fatto comunicate immediatamente al personale quanto accaduto.

Non intralciate i soccorsi tenendo conto che le addette hanno seguito un corso specifico e sono probabilmente più preparate di voi.

Le altre emergenze considerate prevedono l'evacuazione dei locali.

Per realizzare una evacuazione veloce ed ordinata è necessario studiare preventivamente le modalità.

Abbandonando i locali prelevate solo i vostri effetti personali in vostro possesso.

Mantenete la calma, non correte, non urlate, il panico produce danni peggiori di quelli prodotti dall'emergenza.

Dopo essere usciti dall'edificio recatevi nel punto di raccolta (il marciapiede di via Fiorini, per permettere al personale di verificare che nessuno sia rimasto all'interno).

E' molto importante che non vi allontaniate prima che la vostra presenza sia verificata, perché, se non risultate presenti, il fatto sarà segnalato ai soccorsi esterni (VVF) che cercandovi all'interno dell'edificio, dove non siete più, potrebbero correre rischi maggiori o disperdere le forze non potendosi così dedicare alla ricerca ed al soccorso di chi effettivamente è rimasto all'interno.

INCENDIO

Se siete presenti segnalate immediatamente ad uno degli addetti alla prevenzione incendi quanto sta accadendo.

Allontanatevi dal luogo dell'incendio con calma e preparatevi per una eventuale evacuazione.

Usciti dall'edificio recatevi sul marciapiede di via Fiorini.

EVACUAZIONE PER ALTRE CAUSE

In questo caso la velocità di deflusso delle persone è importante ma il problema preminente è quello di evitare il panico.

L'ordine di evacuazione sarà dato dal personale preposto del teatro.

Ricevuto l'ordine di evacuazione preoccupatevi solo di raccogliere i vostri oggetti personali ed uscite seguendo le istruzioni e i cartelli.

Una volta usciti recatevi sul marciapiede di via Fiorini.

PER IL PERSONALE ADDETTO

Procedure da adottare quando si scopre un incendio

- Comportarsi secondo le procedure pre-stabilite (ove esistono)
- Se si tratta di un principio di incendio valutare la situazione determinando se esiste la possibilità di estinguere immediatamente l'incendio con i mezzi a portata di mano
- Non tentare di iniziare lo spegnimento con i mezzi portatili se non si è sicuri di riuscirci
- Dare immediatamente l'allarme al 115
- Intercettare le alimentazioni di gas, energia elettrica, ecc.
- Limitare la propagazione del fumo e dell'incendio chiudendo le porte di accesso/compartimenti
- Iniziare l'opera di estinzione solo con la garanzia di una via di fuga sicura alle proprie spalle e con l'assistenza di altre persone
- Accertarsi che l'edificio venga evacuato
- Se non si riesce a mettere sotto controllo l'incendio in breve tempo, portarsi all'esterno dell'edificio e dare le adeguate indicazioni alle squadre dei Vigili del Fuoco.

Le procedure di chiamata dei servizi di soccorso

Una richiesta di soccorso deve contenere almeno questi dati:

- L'indirizzo dell'attività e il numero di telefono;
- Il tipo di emergenza in corso;
- Persone coinvolte/feriti;
- Reparto coinvolto;
- Stadio dell'evento (in fase di sviluppo, stabilizzato, ecc.);
- Altre indicazioni particolari (materiali coinvolti, necessità di fermare i mezzi a distanza, ecc.);
- Indicazioni sul percorso.

PER TUTTO IL PERSONALE

Procedure da adottare in caso di allarme

- Mantenere la calma (la conoscenza approfondita delle procedure aiuta molto in questo senso, così come l'addestramento periodico che aiuta a prendere confidenza con le operazioni da intraprendere)
- Attenersi scrupolosamente a quanto previsto nei piani di sicurezza
- Evitare di trasmettere il panico ad altre persone
- Prestare assistenza a chi si trova in difficoltà, se avete la garanzia di riuscire nell'intento.
- Allontanarsi immediatamente, secondo procedure (il preposto prende con sé l'elenco del personale presente effettivamente, per poter effettuare le verifiche sull'avvenuta evacuazione di tutti i dipendenti)
- Non rientrare nell'edificio fino a quando non vengono ripristinate le condizioni di normalità.



COMUNE DI COPPARO
PROVINCIA DI FERRARA

**TEATRO
DE MICHELI**

PIAZZA DEL POPOLO - COPPARO (FE)

DATA:
FEB. 2009



STUDIO TECNICO
Dott. Ing. ANDREA BERNAGOZZI
Via Gellai, 29 - 44100 FERRARA
Tel. e Fax 0532-240198
e-mail: bernagozz_andrea@sttc.it

Numeri di emergenza e pubblica utilità



0532 – 864 511 Comune di Copparo



0532 – 864 655 Polizia Municipale



113 Soccorso pubblico di emergenza



112 Carabinieri



115 Vigili del Fuoco



118 Emergenza sanitaria



COMUNE DI COPPARO
PROVINCIA DI FERRARA

**TEATRO
DE MICHELI**

PIAZZA DEL POPOLO - COPPARO (FE)

FEB. 2009



STUDIO TECNICO
Dott. Ing. ANDREA BERNAGOZZI
Via Galilei, 23 - 44100 FERRARA
Tel. e Fax 0532-240198
e-mail bernagozz_andrea@stud



VIA FIORINI


TEATRO DE MICHELI

PIAZZA DEL POPOLO - COPPARO (FE)



COMUNE DI COPPARO
PROVINCIA DI FERRARA

PUNTO DI
RACCOLTA

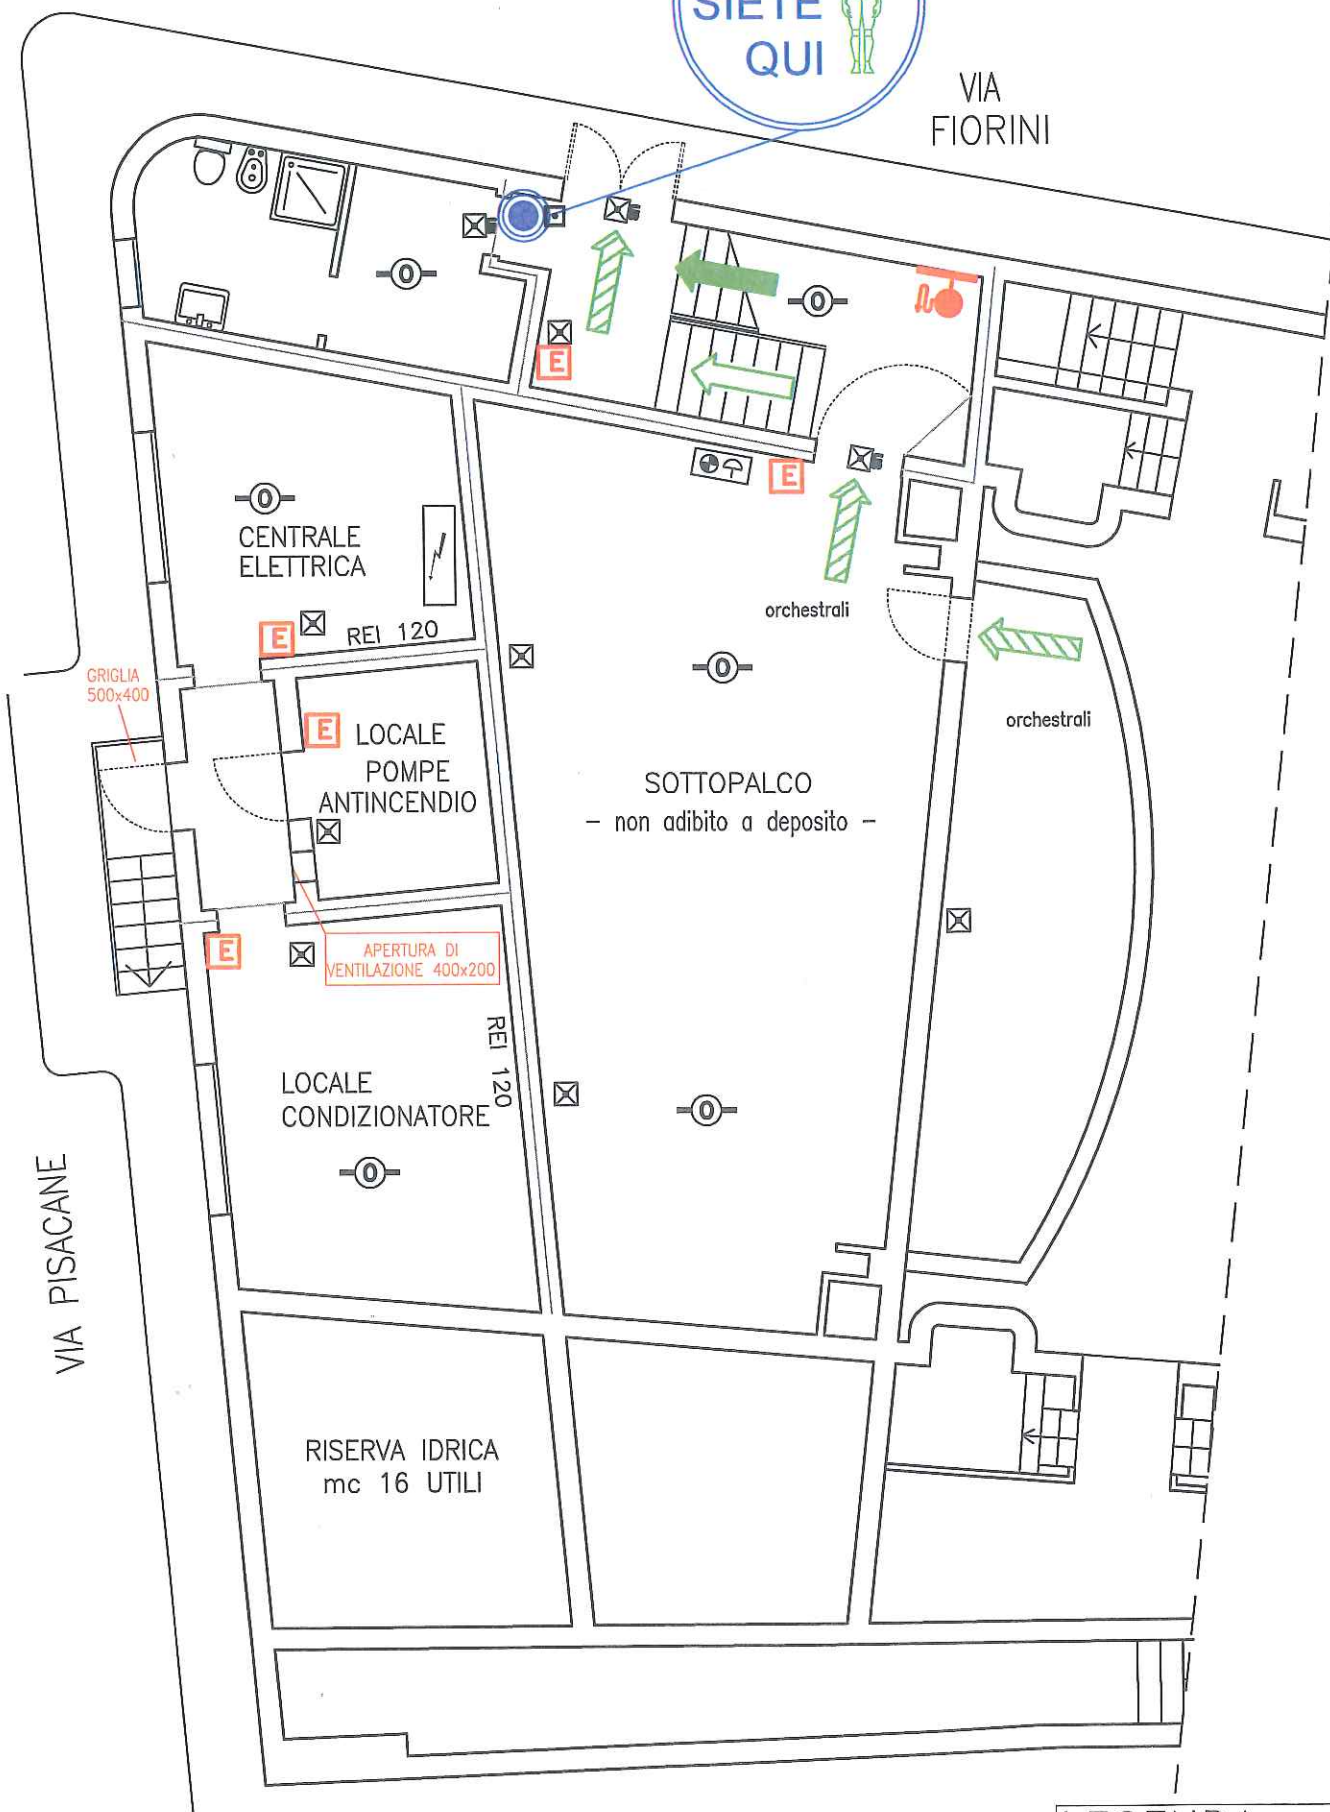

PIANO DI EVACUAZIONE

Procedure da adottare in caso di allarme

- Mantenere la calma
- Attenersi scrupolosamente a quanto previsto nei piani di sicurezza
- Evitare di trasmettere il panico ad altre persone
- Prestare assistenza a chi si trova in difficoltà, se avete la garanzia di riuscire nell'intento.
- Allontanarsi immediatamente.
- Non rientrare nell'edificio fino a quando non vengono ripristinate le condizioni di normalità.

PIANTA PIANO
SEMINTERRATO

LEGENDA



POSIZIONE
IN PIANTA

ESTINTORE

IDRANTE

ATTACCO W.F.

Uscita verso l'alto

Uscita orizzontale

Uscita verso il basso

SCALA:
1:100

DATA:
FEB. 2009

PIANO
SEMINTERRATO

CODICE:
1109P4.dwg



STUDIO TECNICO

Dott. Ing. ANDREA BERNAGOZZI
Via Galilei, 23 - 44100 FERRARA
Tel. e Fax 0532-240198
e-mail: bernagozzi_andrea@tin.it



TEATRO DE MICHELI

PIAZZA DEL POPOLO - COPPARO (FE)



COMUNE DI COPPARO
PROVINCIA DI FERRARA

VIA
FIORINI

PUNTO DI
RACCOLTA

VOI
SIETE
QUI

PIANO DI EVACUAZIONE

Procedure da adottare in caso di allarme

- Mantenere la calma
- Attenersi scrupolosamente a quanto previsto nei piani di sicurezza
- Evitare di trasmettere il panico ad altre persone
- Prestare assistenza a chi si trova in difficoltà, se avete la garanzia di riuscire nell'intento.
- Allontanarsi immediatamente.
- Non rientrare nell'edificio fino a quando non vengono ripristinate le condizioni di normalità.

LEGENDA



POSIZIONE
IN PIANTA

 ESTINTORE

 IDRANTE

 ATTACCO V.V.F.

 Uscita verso l'alto

 Uscita orizzontale

 Uscita verso il basso

PIANTA PIANO
SEMINTERRATO

SCALA:
1:100

PIANO
SEMINTERRATO

DATA:
FEB: 2009

CODICE:
1109P4.dwg



STUDIO TECNICO

Dott. Ing. ANDREA BERNAGOZZI

Via Galilei, 23 - 44100 FERRARA

Tel. e Fax 0532-240198

e-mail: bernagozzi_andrea@tin.it

ATTACCO MOTOPOMPA
IN POZZETTO SU STRADA




TEATRO DE MICHELI

PIAZZA DEL POPOLO - COPPARO (FE)



COMUNE DI COPPARO
PROVINCIA DI FERRARA

VOI
SIETE
QUI

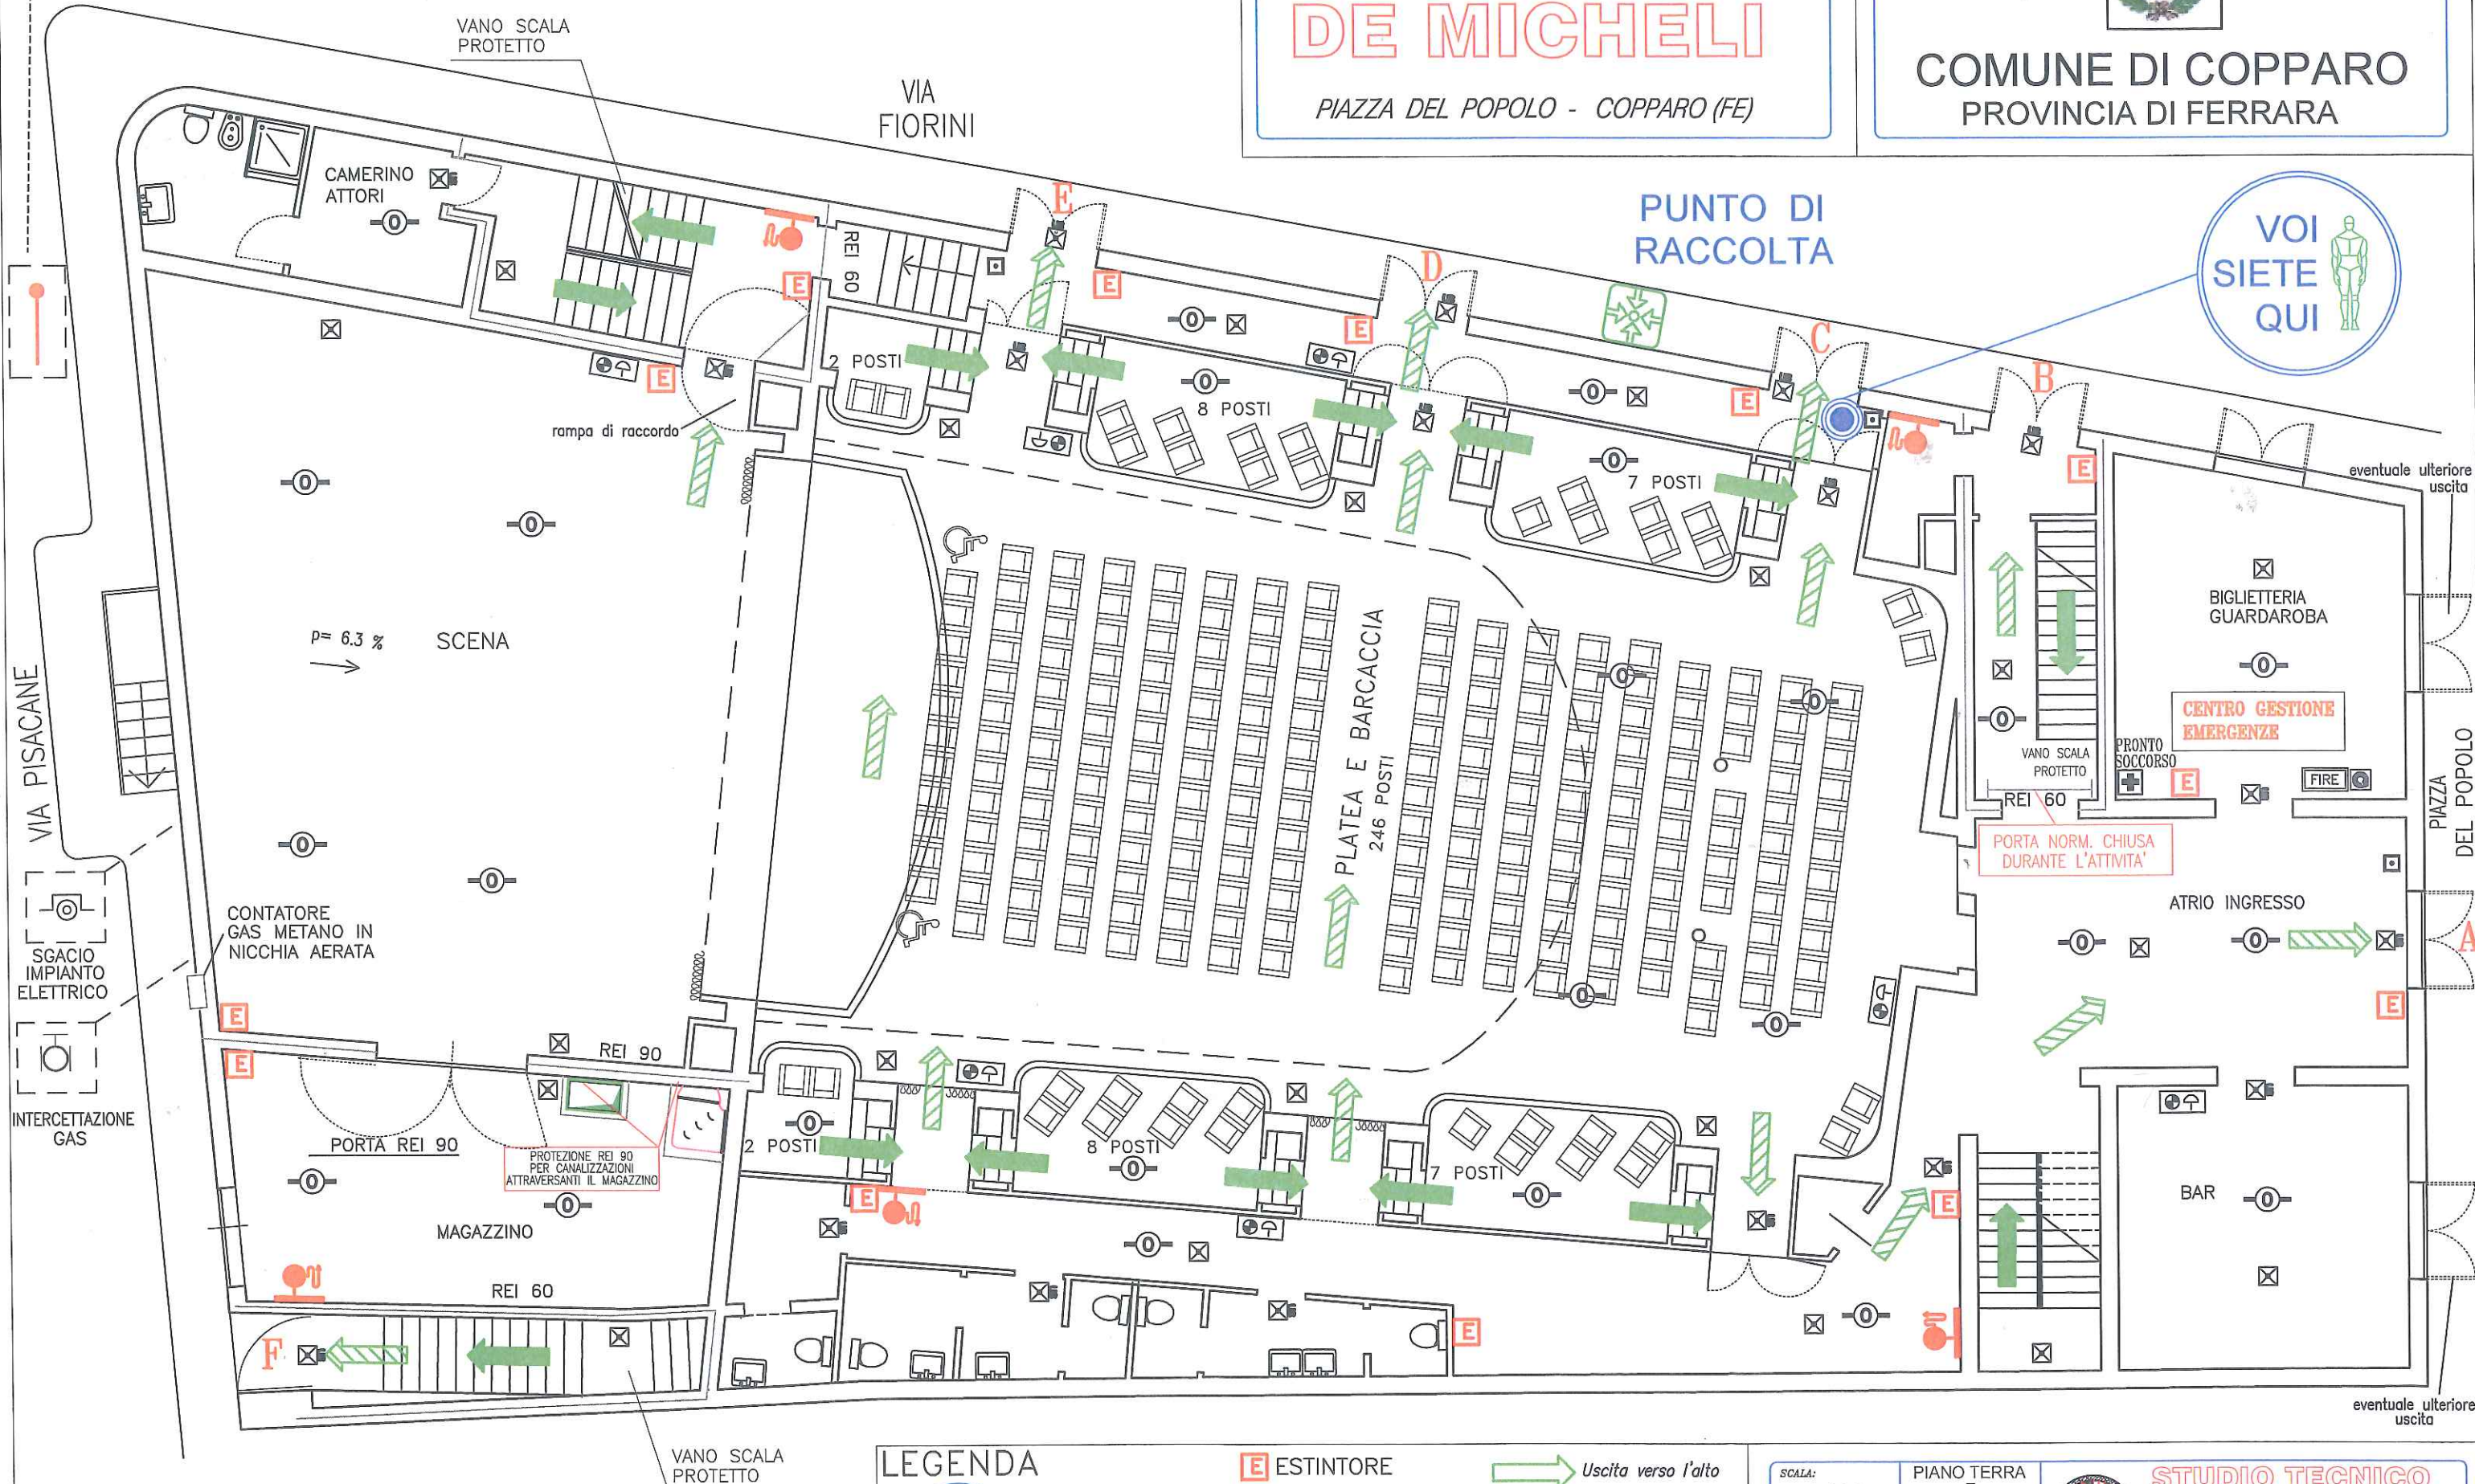

PIANTA PIANO TERRA
E PALCOSCENICO

LEGENDA



POSIZIONE
IN PIANTA

E ESTINTORE

IDRANTE

ATTACCO V.V.F.

Uscita verso l'alto

Uscita orizzontale

Uscita verso il basso

SCALA:
1:100

DATA:
FEB. 2009

PIANO TERRA
E
PALCOSCENICO

CODICE:
1109P1.dwg



STUDIO TECNICO

Dott. Ing. ANDREA BERNAGOZZI
Via Galilei, 23 - 44100 FERRARA
Tel. e Fax 0532-240198
e-mail: bernagozzi_andrea@tin.it

ATTACCO MOTOPOMPA
IN POZZETTO SU STRADA



VANO SCALA
PROTETTO

VOI
SIETE
QUI



VIA
FIORINI

TEATRO DE MICHELI

PIAZZA DEL POPOLO - COPPARO (FE)



COMUNE DI COPPARO
PROVINCIA DI FERRARA

PUNTO DI
RACCOLTA

VIA PISACANE

p= 6.3 %

SCENA

SGANCIO IMPIANTO
ELETTRICO

INTERCETTAZIONE
GAS

CONTATORE
GAS METANO IN
NICCHIA AERATA

PORTA REI 90

MAGAZZINO

REI 60

PROTEZIONE REI 90
PER CANALIZZAZIONI
ATTRAVERSANTI IL MAGAZZINO

VANO SCALA
PROTETTO

LEGENDA



POSIZIONE
IN PIANTA

E ESTINTORE

IDRANTE

ATTACCO V.V.F.

Uscita verso l'alto

Uscita orizzontale

Uscita verso il basso

SCALA:
1:100

DATA:
FEB. 2009

PIANO TERRA
E
PALCOSCENICO
CODICE:
1109P1.dwg



STUDIO TECNICO

Dott. Ing. ANDREA BERNAGOZZI
Via Galilei, 23 - 44100 FERRARA
Tel. e Fax 0532-240198
e-mail: bernagozzi_andrea@tin.it

PIANTA PIANO TERRA
E PALCOSCENICO

BIGLIETTERIA
GUARDAROBA

CENTRO GESTIONE
EMERGENZE

PRONTO
SOCCORSO

PORTA NORM. CHIUSA
DURANTE L'ATTIVITA'

ATRIO INGRESSO

BAR

eventuale ulteriore
uscita

PIAZZA
DEL POPOLO

eventuale ulteriore
uscita

ATTACCO MOTOPOMPA
IN POZZETTO SU STRADA




TEATRO DE MICHELI

PIAZZA DEL POPOLO - COPPARO (FE)



COMUNE DI COPPARO
PROVINCIA DI FERRARA

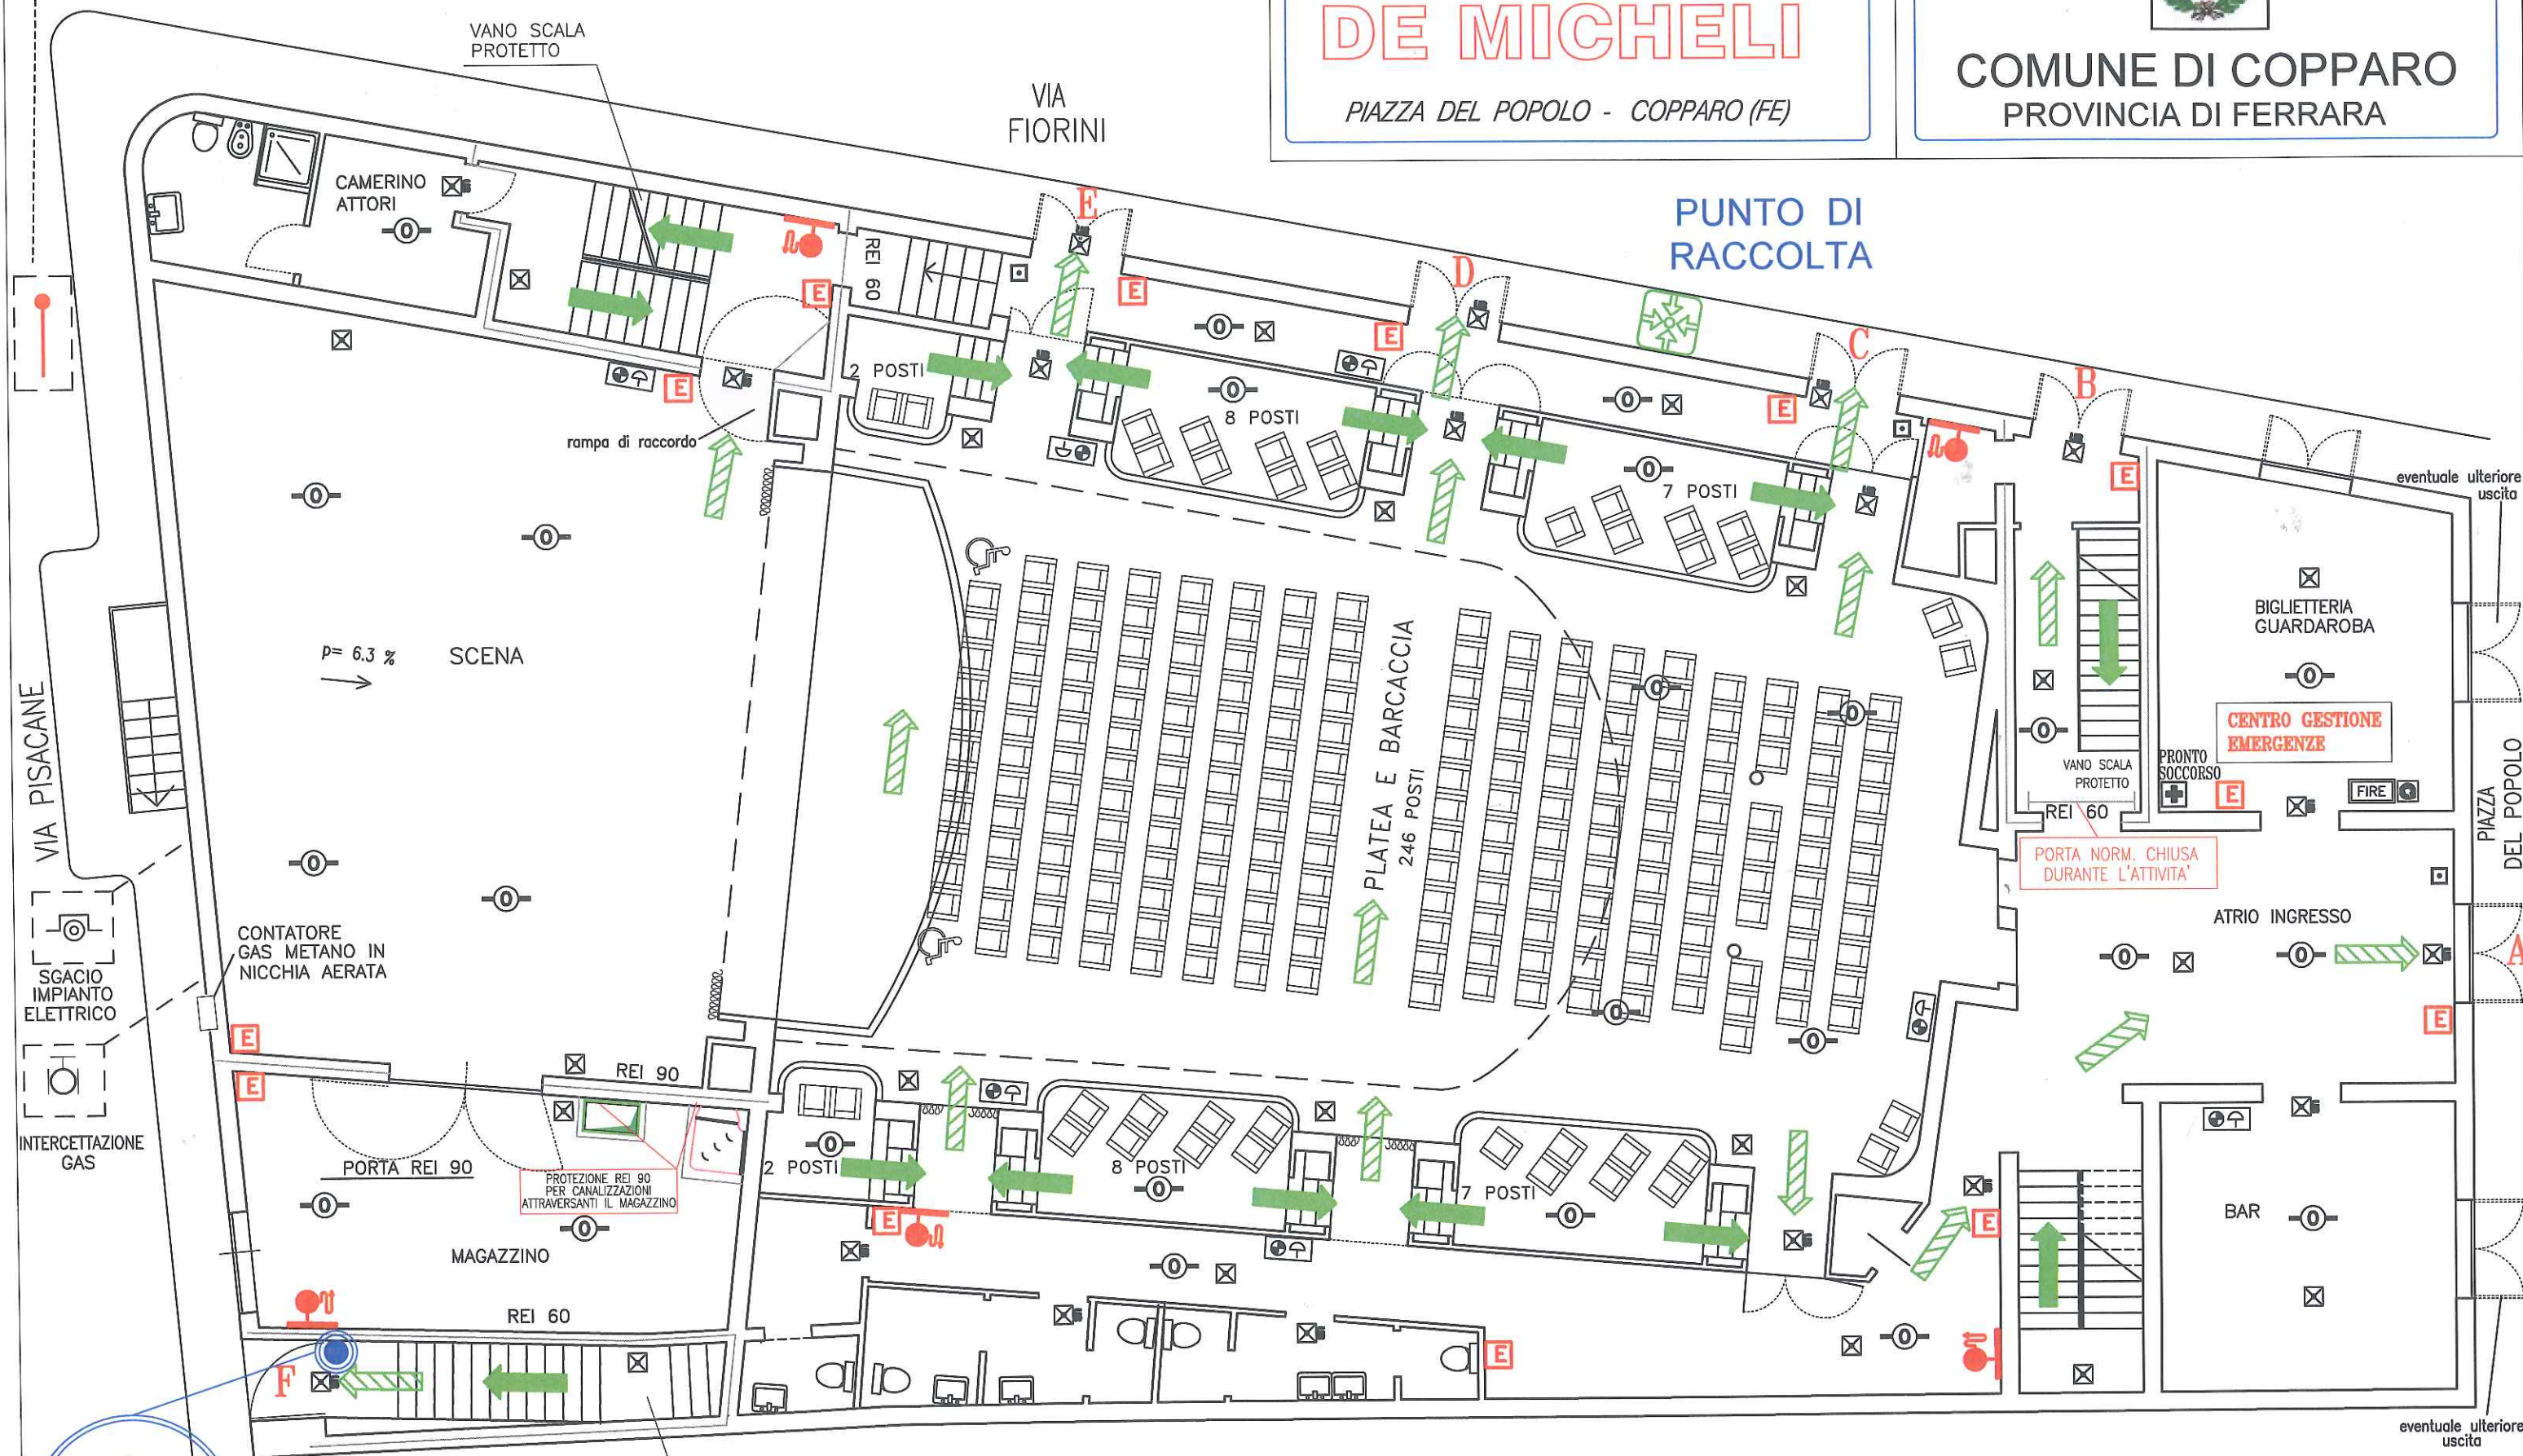

VIA PISACANE

SCAGGIO IMPIANTO ELETTRICO

INTERCETTAZIONE GAS



PIANTA PIANO TERRA
E PALCOSCENICO

LEGENDA



POSIZIONE
IN PIANTA

E ESTINTORE

IDRANTE

ATTACCO W.F.

Uscita verso l'alto

Uscita orizzontale

Uscita verso il basso

SCALA:
1:100

DATA:
FEB. 2009

PIANO TERRA
E
PALCOSCENICO

CODICE:
1109P1.dwg



STUDIO TECNICO
Dott. Ing. ANDREA BERNAGOZZI
Via Galilei, 23 - 44100 FERRARA
Tel. e Fax 0532-240198
e-mail: bernagozzi_andrea@tin.it

ATTACCO MOTOPOMPA
IN POZZETTO SU STRADA



VANO SCALA
PROTETTO

VIA
FIORINI

VOI
SIETE
QUI



TEATRO DE MICHELI

PIAZZA DEL POPOLO - COPPARO (FE)



COMUNE DI COPPARO
PROVINCIA DI FERRARA

PUNTO DI
RACCOLTA

VIA PISACANE

p= 6.3 %
→

SCENA

CONTATORE
GAS METANO IN
NICCHIA AERATA

SGANCIO
IMPIANTO
ELETTRICO

INTERCETTAZIONE
GAS

PORTA REI 90

MAGAZZINO

REI 60

PROTEZIONE REI 90
PER CANALIZZAZIONI
ATTRAVERSANTI IL MAGAZZINO

VANO SCALA
PROTETTO

PIANTA PIANO TERRA
E PALCOSCENICO

LEGENDA



POSIZIONE
IN PIANTA

E ESTINTORE



IDRANTE

ATTACCO W.F.

→ Uscita verso l'alto

→ Uscita orizzontale

→ Uscita verso il basso

SCALA:
1:100
DATA:
FEB. 2009

PIANO TERRA
E
PALCOSCENICO
CODICE:
1109P1.dwg



STUDIO TECNICO
Dott. Ing. ANDREA BERNAGOZZI
Via Galilei, 23 - 44100 FERRARA
Tel. e Fax 0532-240198
e-mail: bernagozzi_andrea@tin.it

BIGLIETTERIA
GUARDAROBA

CENTRO GESTIONE
EMERGENZE

PRONTO
SOCCORSO

FIRE

PORTA NORM. CHIUSA
DURANTE L'ATTIVITA'

ATRIO INGRESSO

BAR

eventuale ulteriore
uscita

PIAZZA
DEL POPOLO

eventuale ulteriore
uscita

ATTACCO MOTOPOMPA
IN POZZETTO SU STRADA




TEATRO DE MICHELI

PIAZZA DEL POPOLO - COPPARO (FE)



COMUNE DI COPPARO
PROVINCIA DI FERRARA

VOI
SIETE
QUI

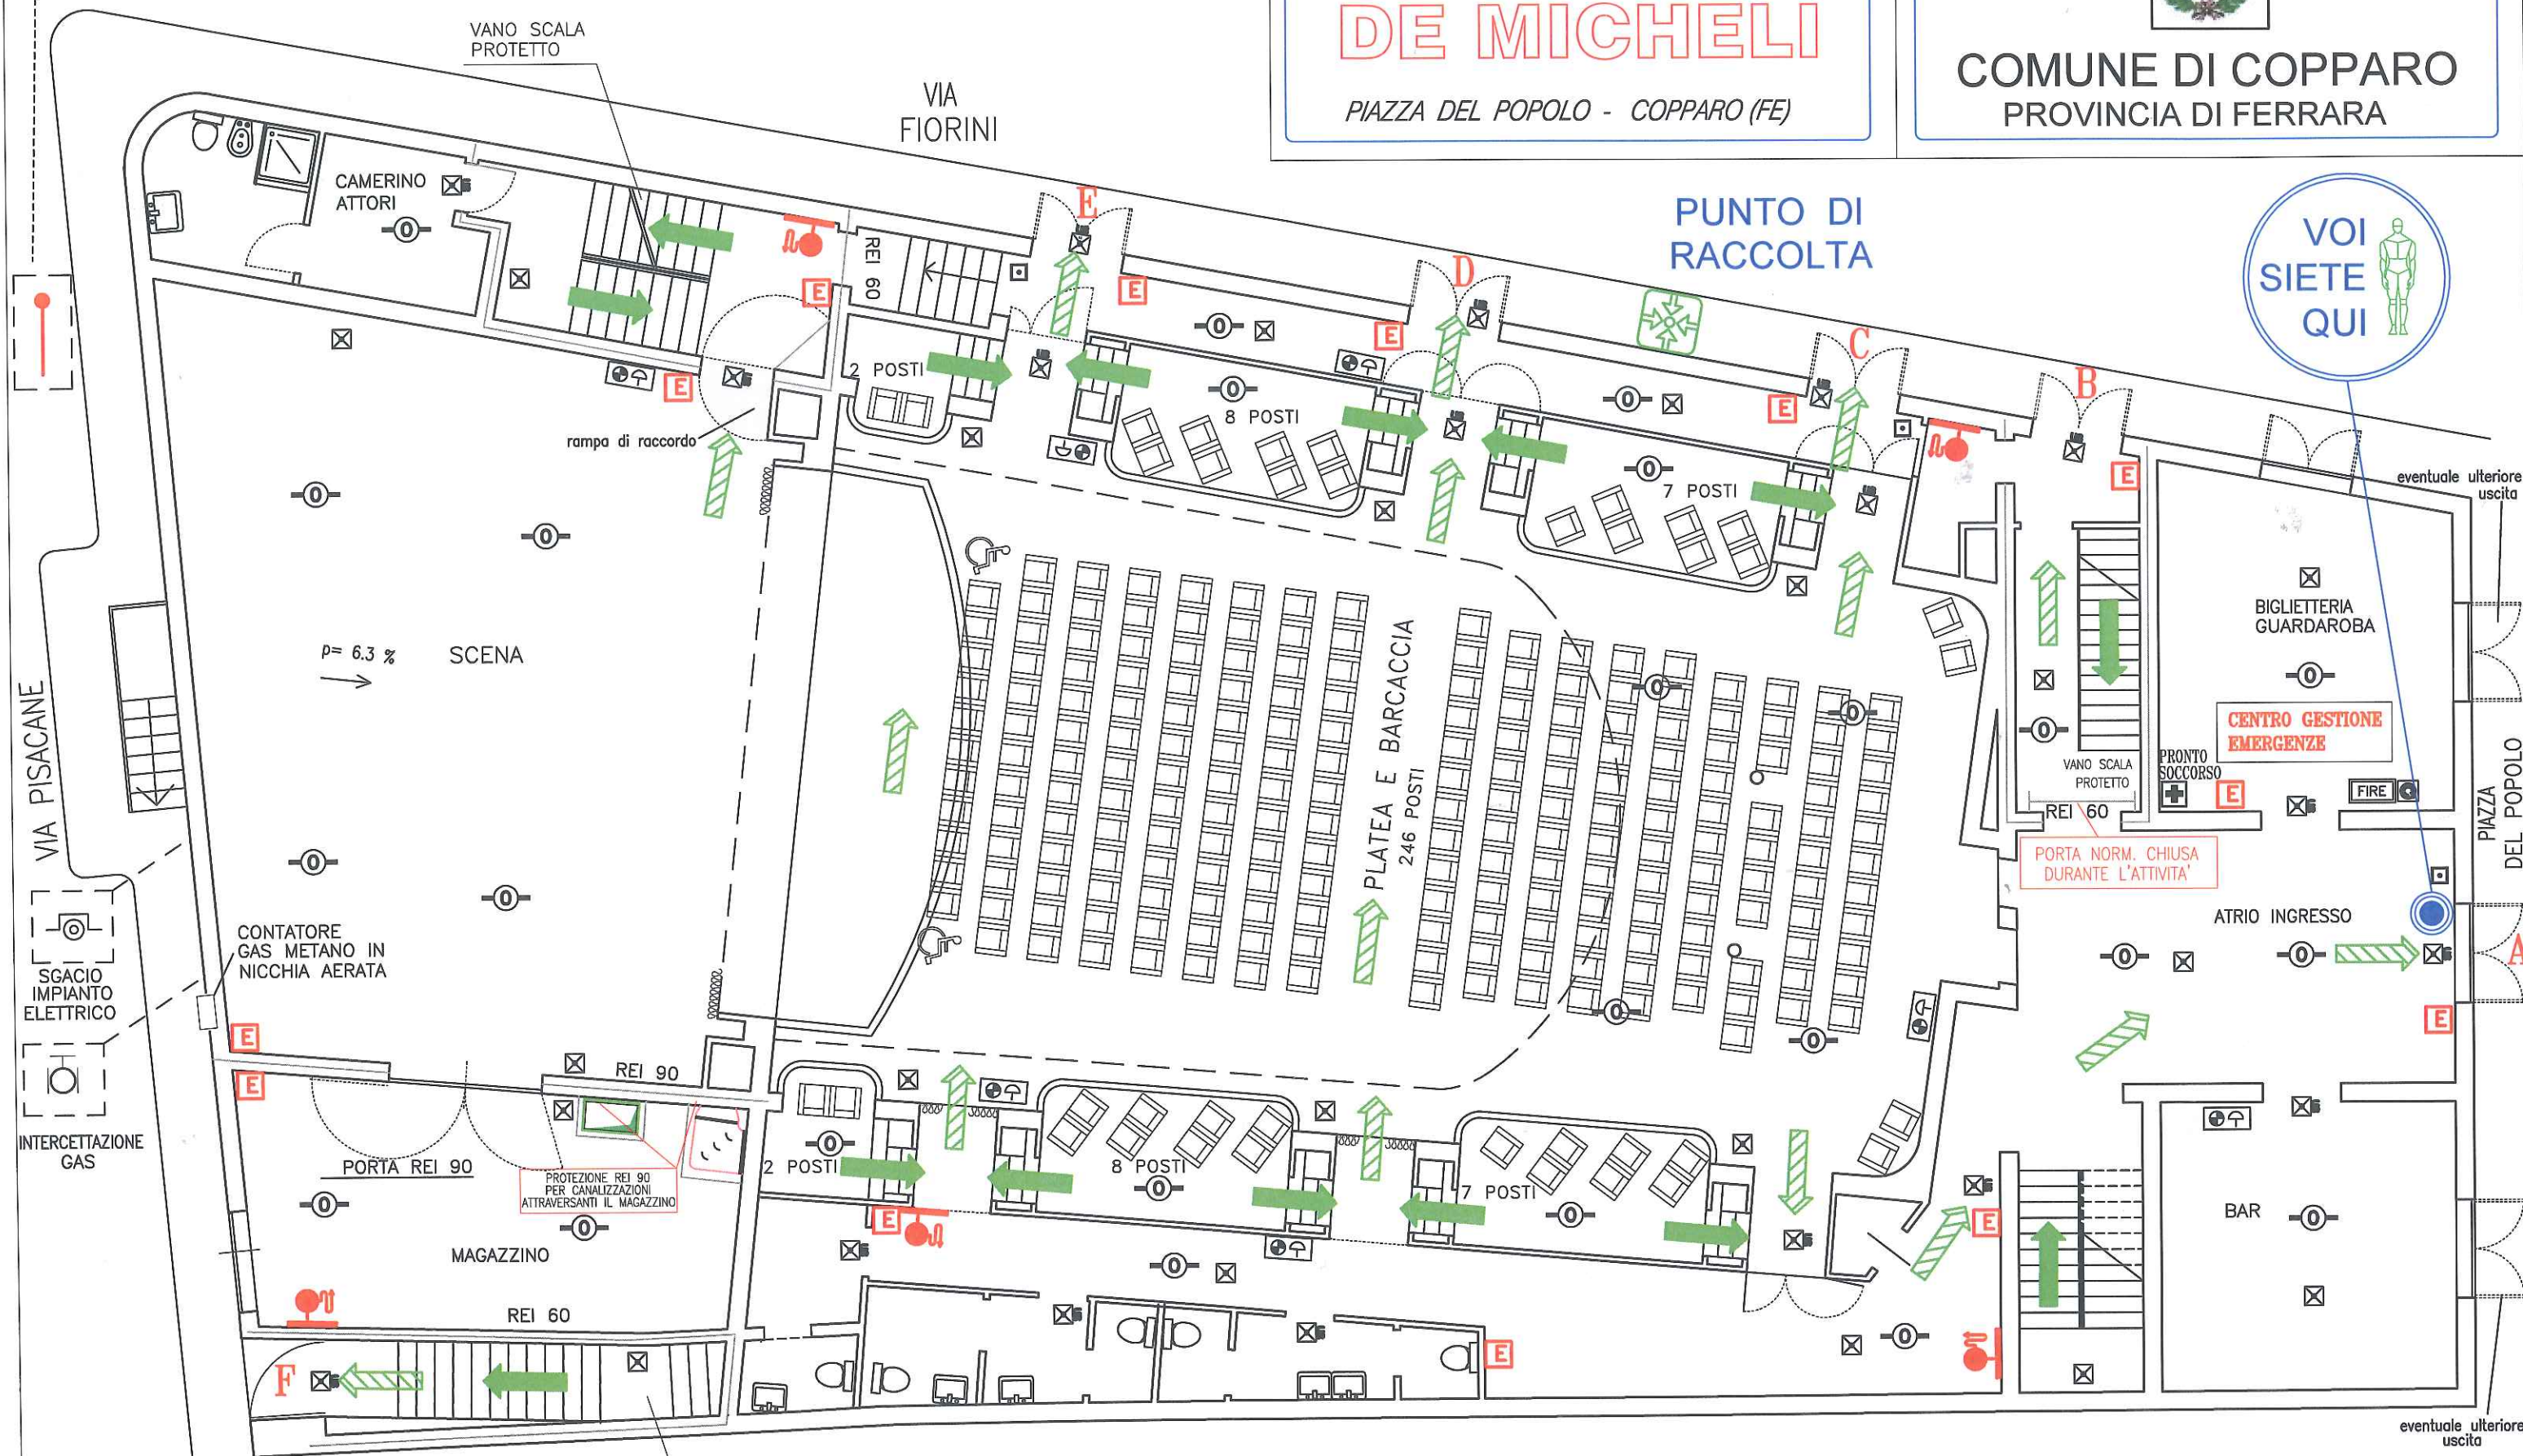

PIANTA PIANO TERRA
E PALCOSCENICO

LEGENDA



POSIZIONE
IN PIANTA

E ESTINTORE



IDRANTE

ATTACCO W.F.

Uscita verso l'alto

Uscita orizzontale

Uscita verso il basso

SCALA:
1:100

DATA:

FEB. 2009

PIANO TERRA
E
PALCOSCENICO

CODICE:

1109P1.dwg



STUDIO TECNICO

Dott. Ing. ANDREA BERNAGOZZI

Via Galilei, 23 - 44100 FERRARA

Tel. e Fax 0532-240198

e-mail: bernagozzi_andrea@tin.it




TEATRO DE MICHELI

PIAZZA DEL POPOLO - COPPARO (FE)



COMUNE DI COPPARO
PROVINCIA DI FERRARA

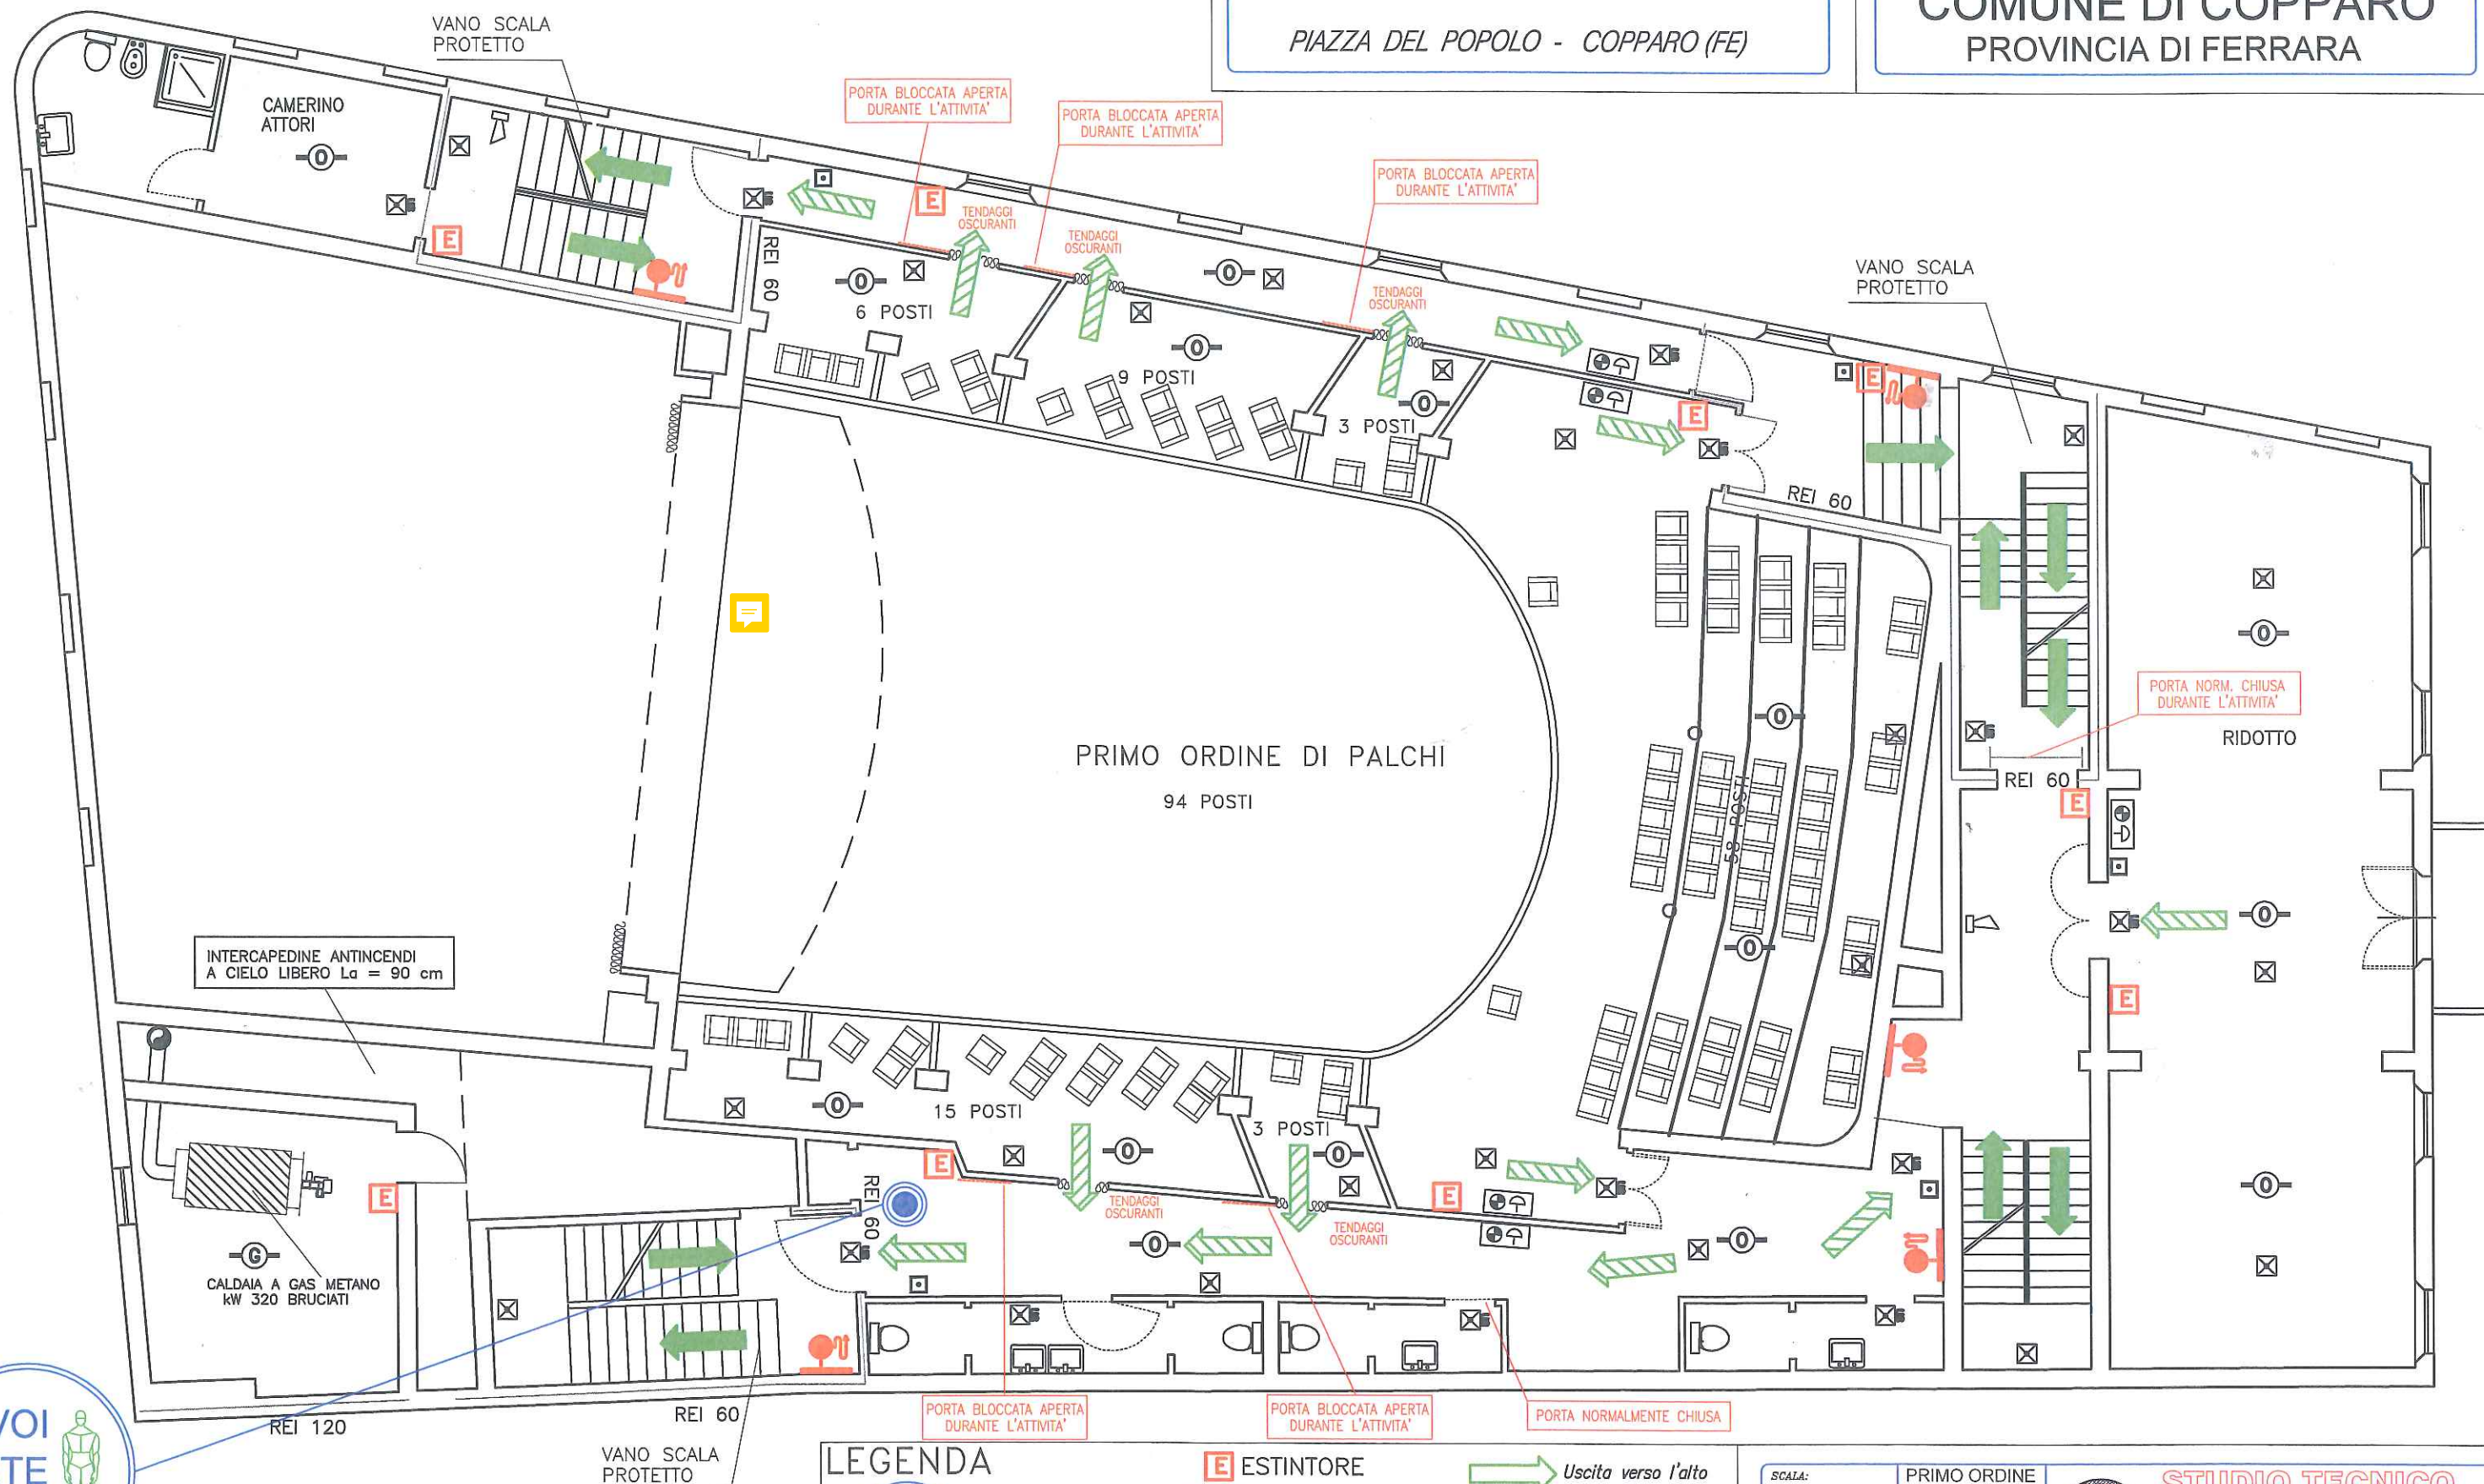

INTERCAPEDINE ANTINCENDI
A CIELO LIBERO $L_a = 90$ cm

CALDAIA A GAS METANO
kW 320 BRUCIATI

PRIMO ORDINE DI PALCHI
94 POSTI

PORTA NORM. CHIUSA
DURANTE L'ATTIVITA'
RIDOTTO

LEGENDA



POSIZIONE
IN PIANTA

E ESTINTORE

 IDRANTE

 ATTACCO W.F.

 Uscita verso l'alto

 Uscita orizzontale


 Uscita verso il basso

SCALA:
1:100

DATA:
FEB. 2009


PRIMO ORDINE
DI
PALCHI

CODICE:
1109P2.dwg

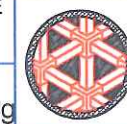

STUDIO TECNICO
Dott. Ing. ANDREA BERNAGOZZI
Via Galilei, 23 - 44100 FERRARA
Tel. e Fax 0532-240198
e-mail: bernagozzi_andrea@tin.it

 VOI
SIETE
QUI



PIANTA PRIMO ORDINE
DI PALCHI




TEATRO DE MICHELI

PIAZZA DEL POPOLO - COPPARO (FE)



COMUNE DI COPPARO
PROVINCIA DI FERRARA

VOI
SIETE
QUI

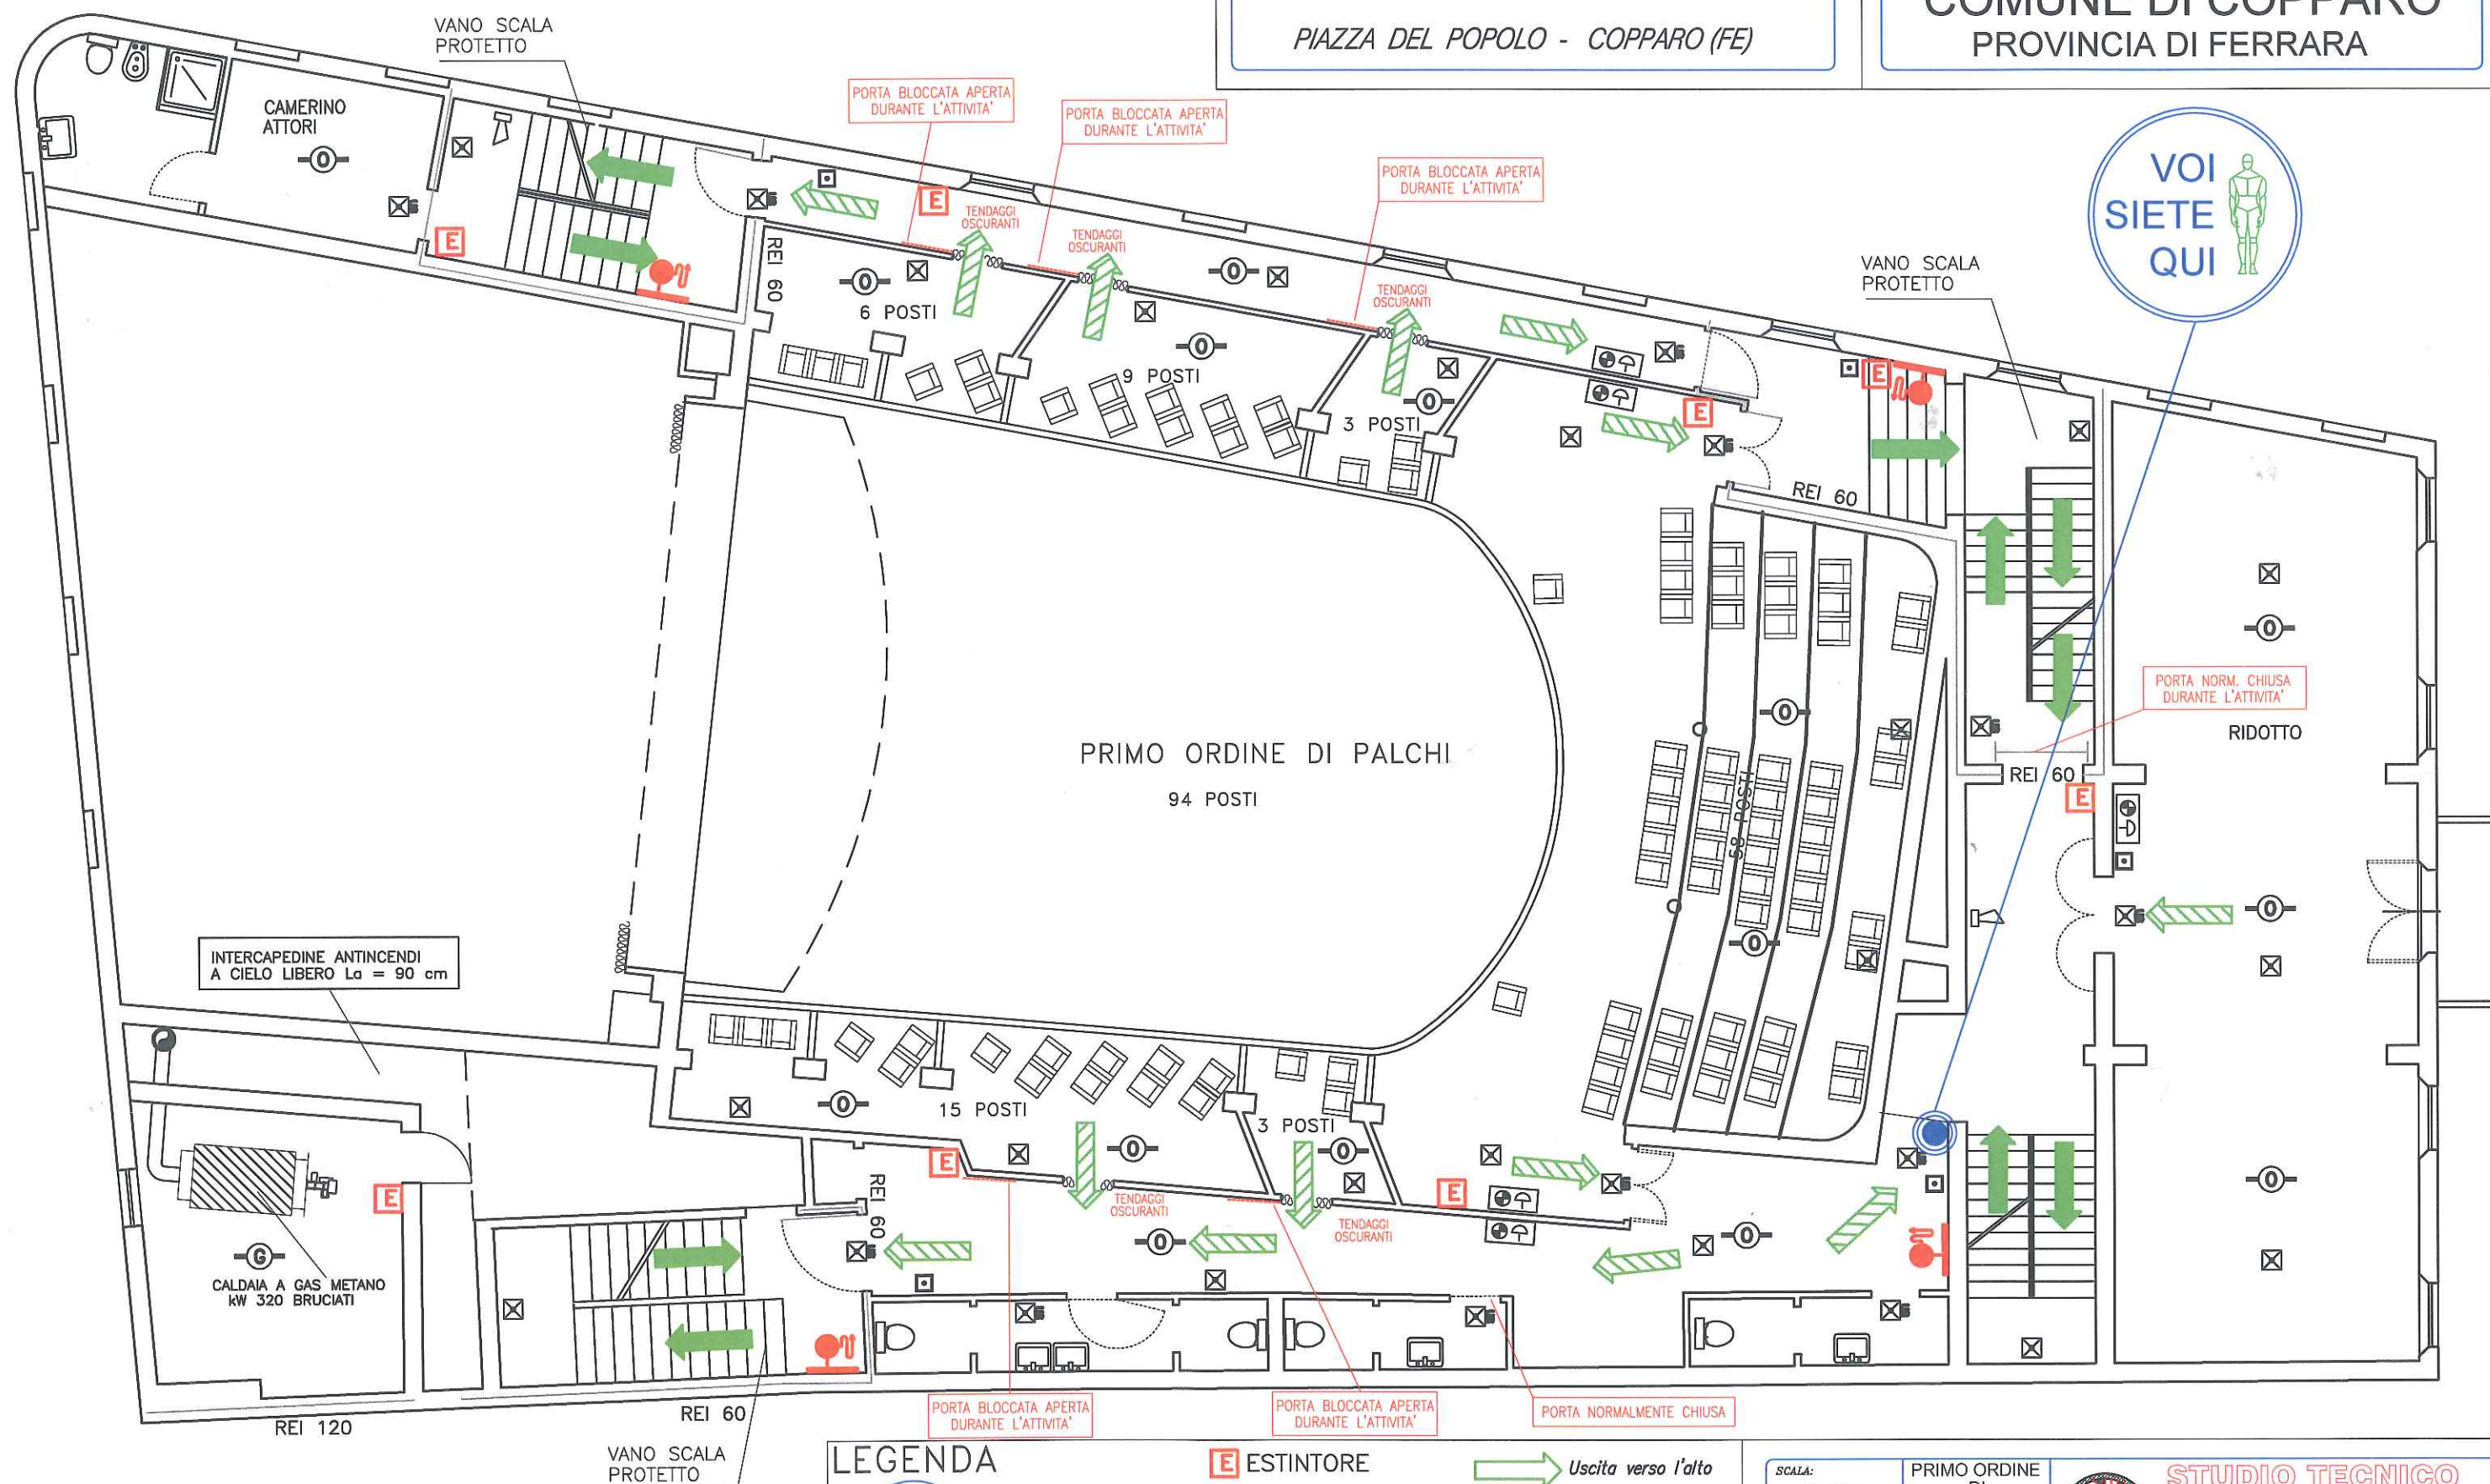

PIANTA PRIMO ORDINE
DI PALCHI

LEGENDA



POSIZIONE
IN PIANTA

E ESTINTORE



ATTACCO V.V.F.

Uscita verso l'alto

 
Uscita orizzontale

Uscita verso il basso

SCALA:
1:100

DATA:
FEB. 2009

PRIMO ORDINE
DI
PALCHI
CODICE:
1109P2.dwg



STUDIO TECNICO
Dott. Ing. ANDREA BERNAGOZZI
Via Galilei, 23 - 44100 FERRARA
Tel. e Fax 0532-240198
e-mail: bernagozzi_andrea@tin.it




TEATRO DE MICHELI

PIAZZA DEL POPOLO - COPPARO (FE)



COMUNE DI COPPARO
PROVINCIA DI FERRARA

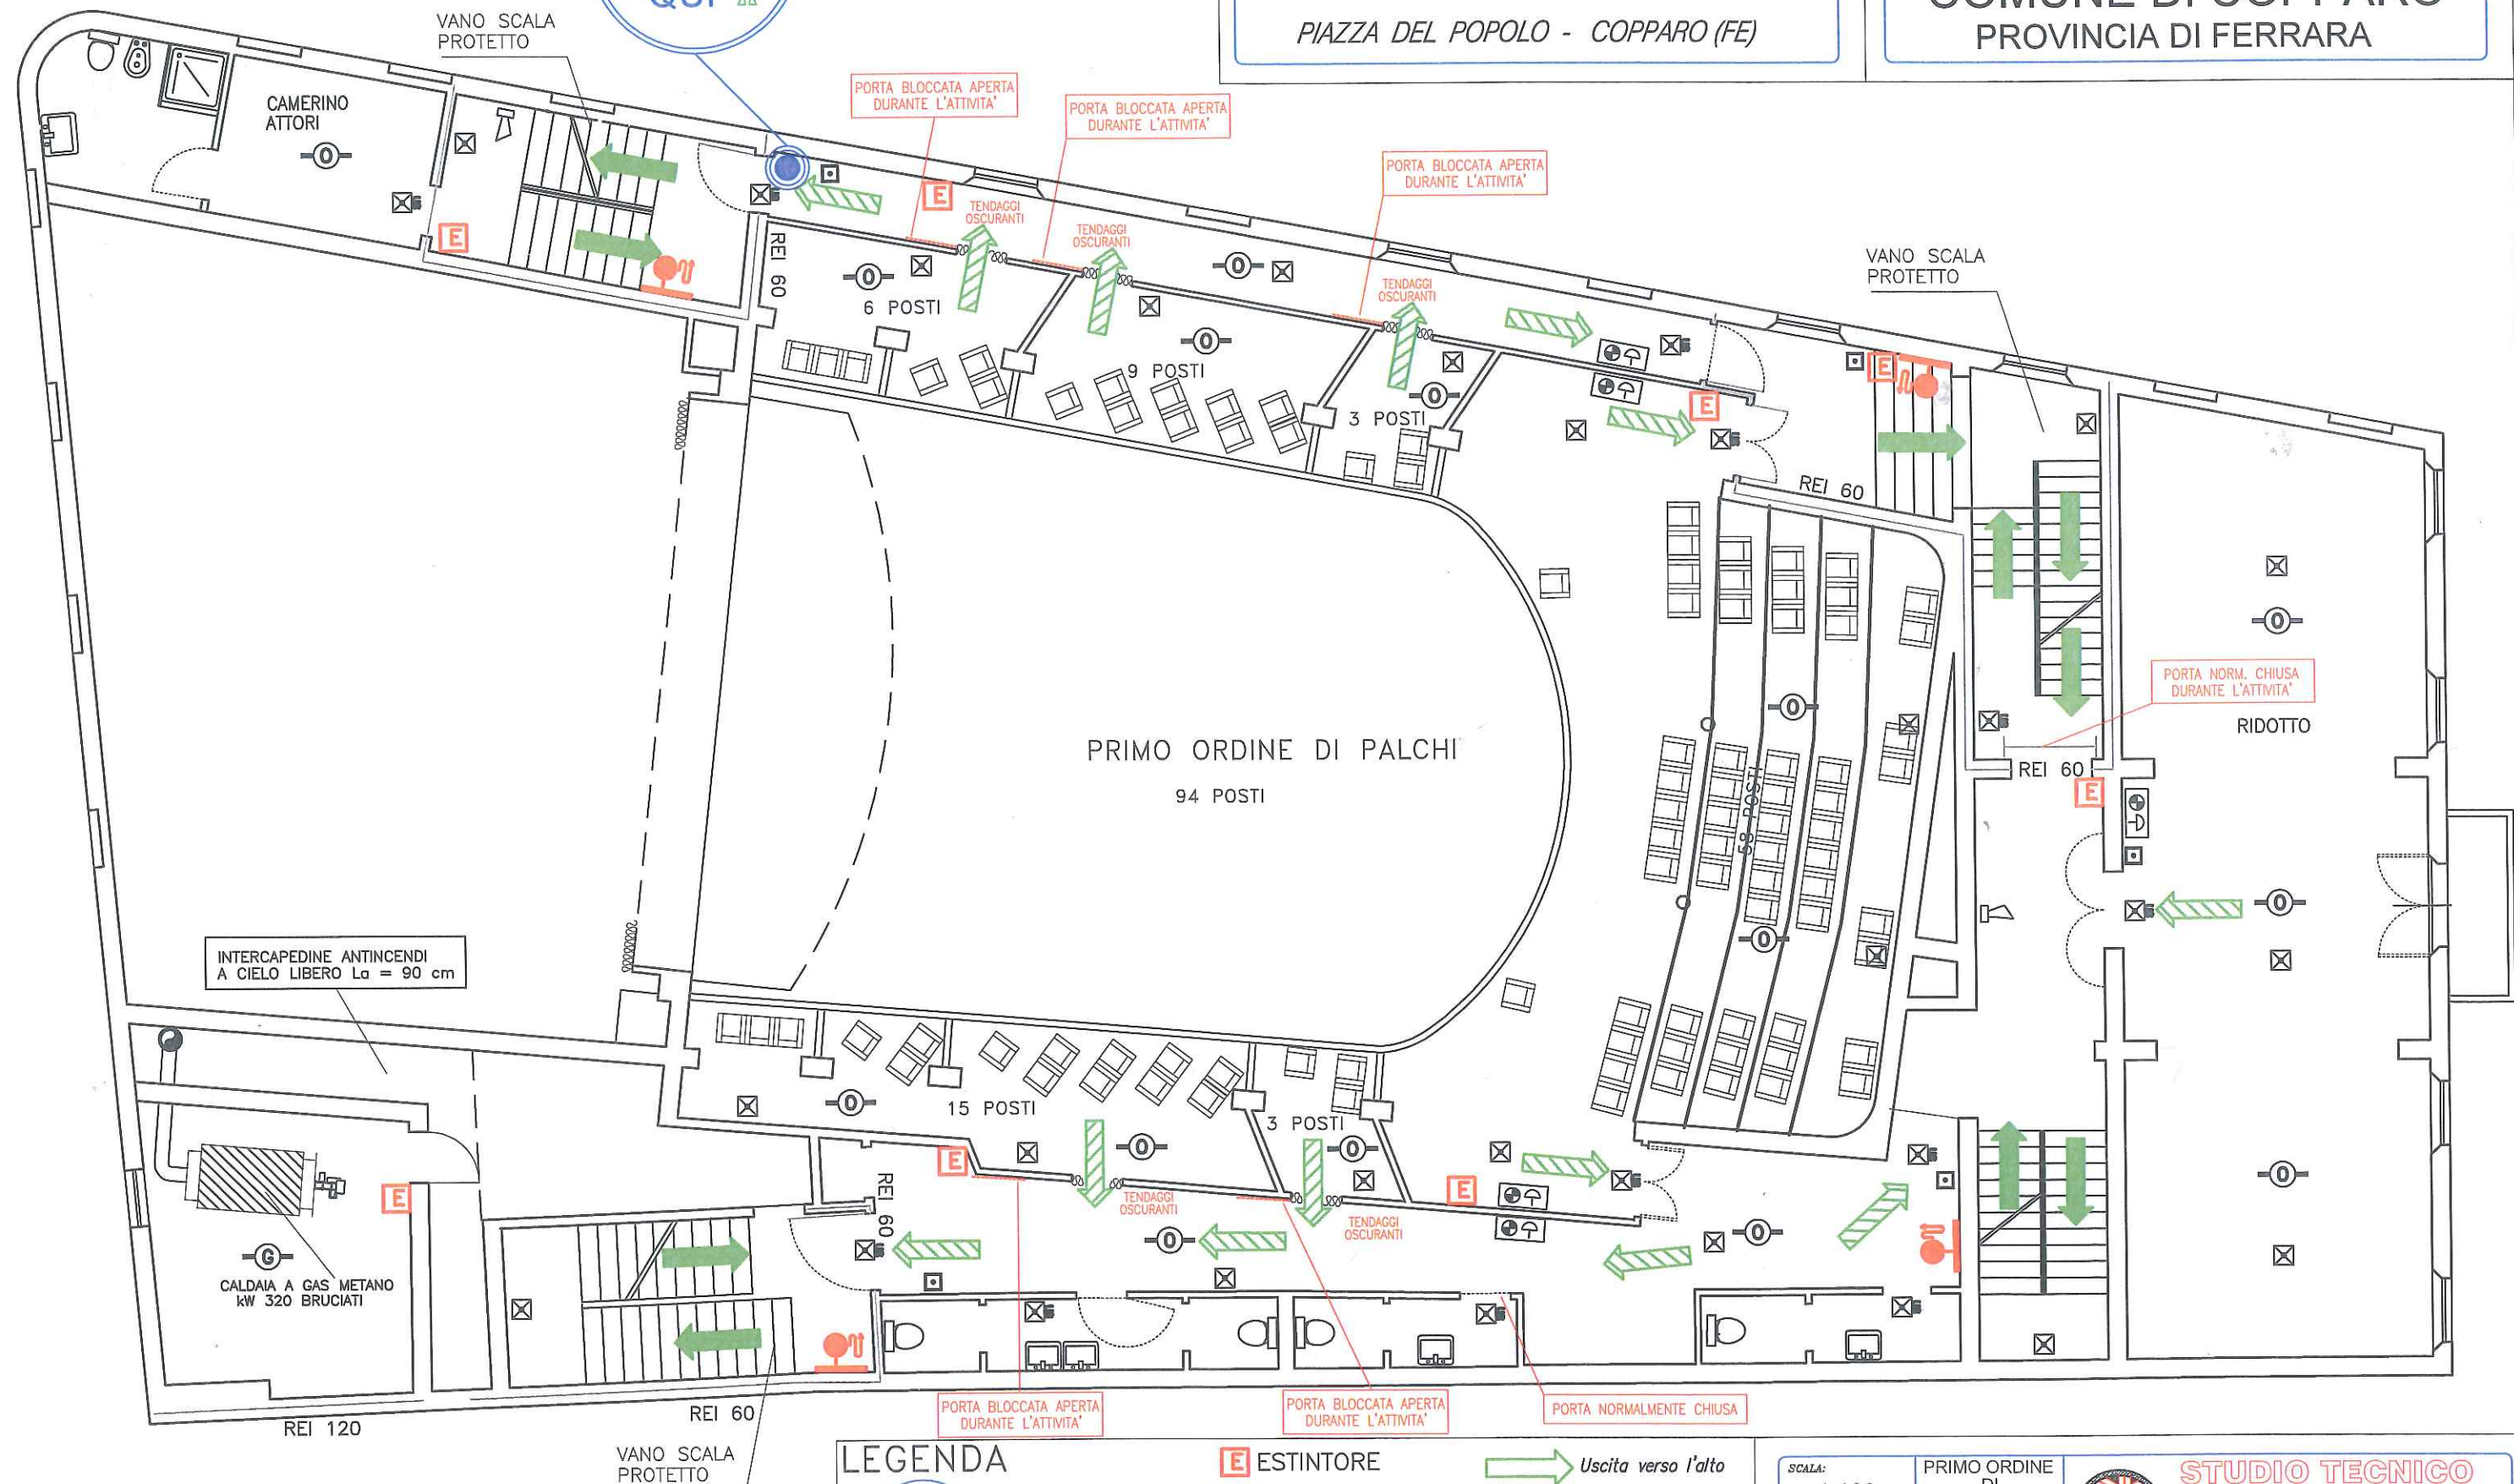

INTERCAPEDINE ANTINCENDI
A CIELO LIBERO La = 90 cm

CALDAIA A GAS METANO
kW 320 BRUCIATI

REI 120

REI 60

VANO SCALA
PROTETTO

LEGENDA



POSIZIONE
IN PIANTA

E ESTINTORE

H IDRANTE

ATTACCO W.F.

Uscita verso l'alto

Uscita orizzontale

Uscita verso il basso

SCALA:

1:100

DATA:

FEB. 2009

PRIMO ORDINE
DI
PALCHI

CODICE:

1109P2.dwg



STUDIO TECNICO

Dott. Ing. ANDREA BERNAGOZZI

Via Galilei, 23 - 44100 FERRARA

Tel. e Fax 0532-240198

e-mail: bernagozzi_andrea@tin.it

PIANTA PRIMO ORDINE
DI PALCHI




TEATRO DE MICHELI

PIAZZA DEL POPOLO - COPPARO (FE)



COMUNE DI COPPARO
PROVINCIA DI FERRARA

VOI
SIETE
QUI

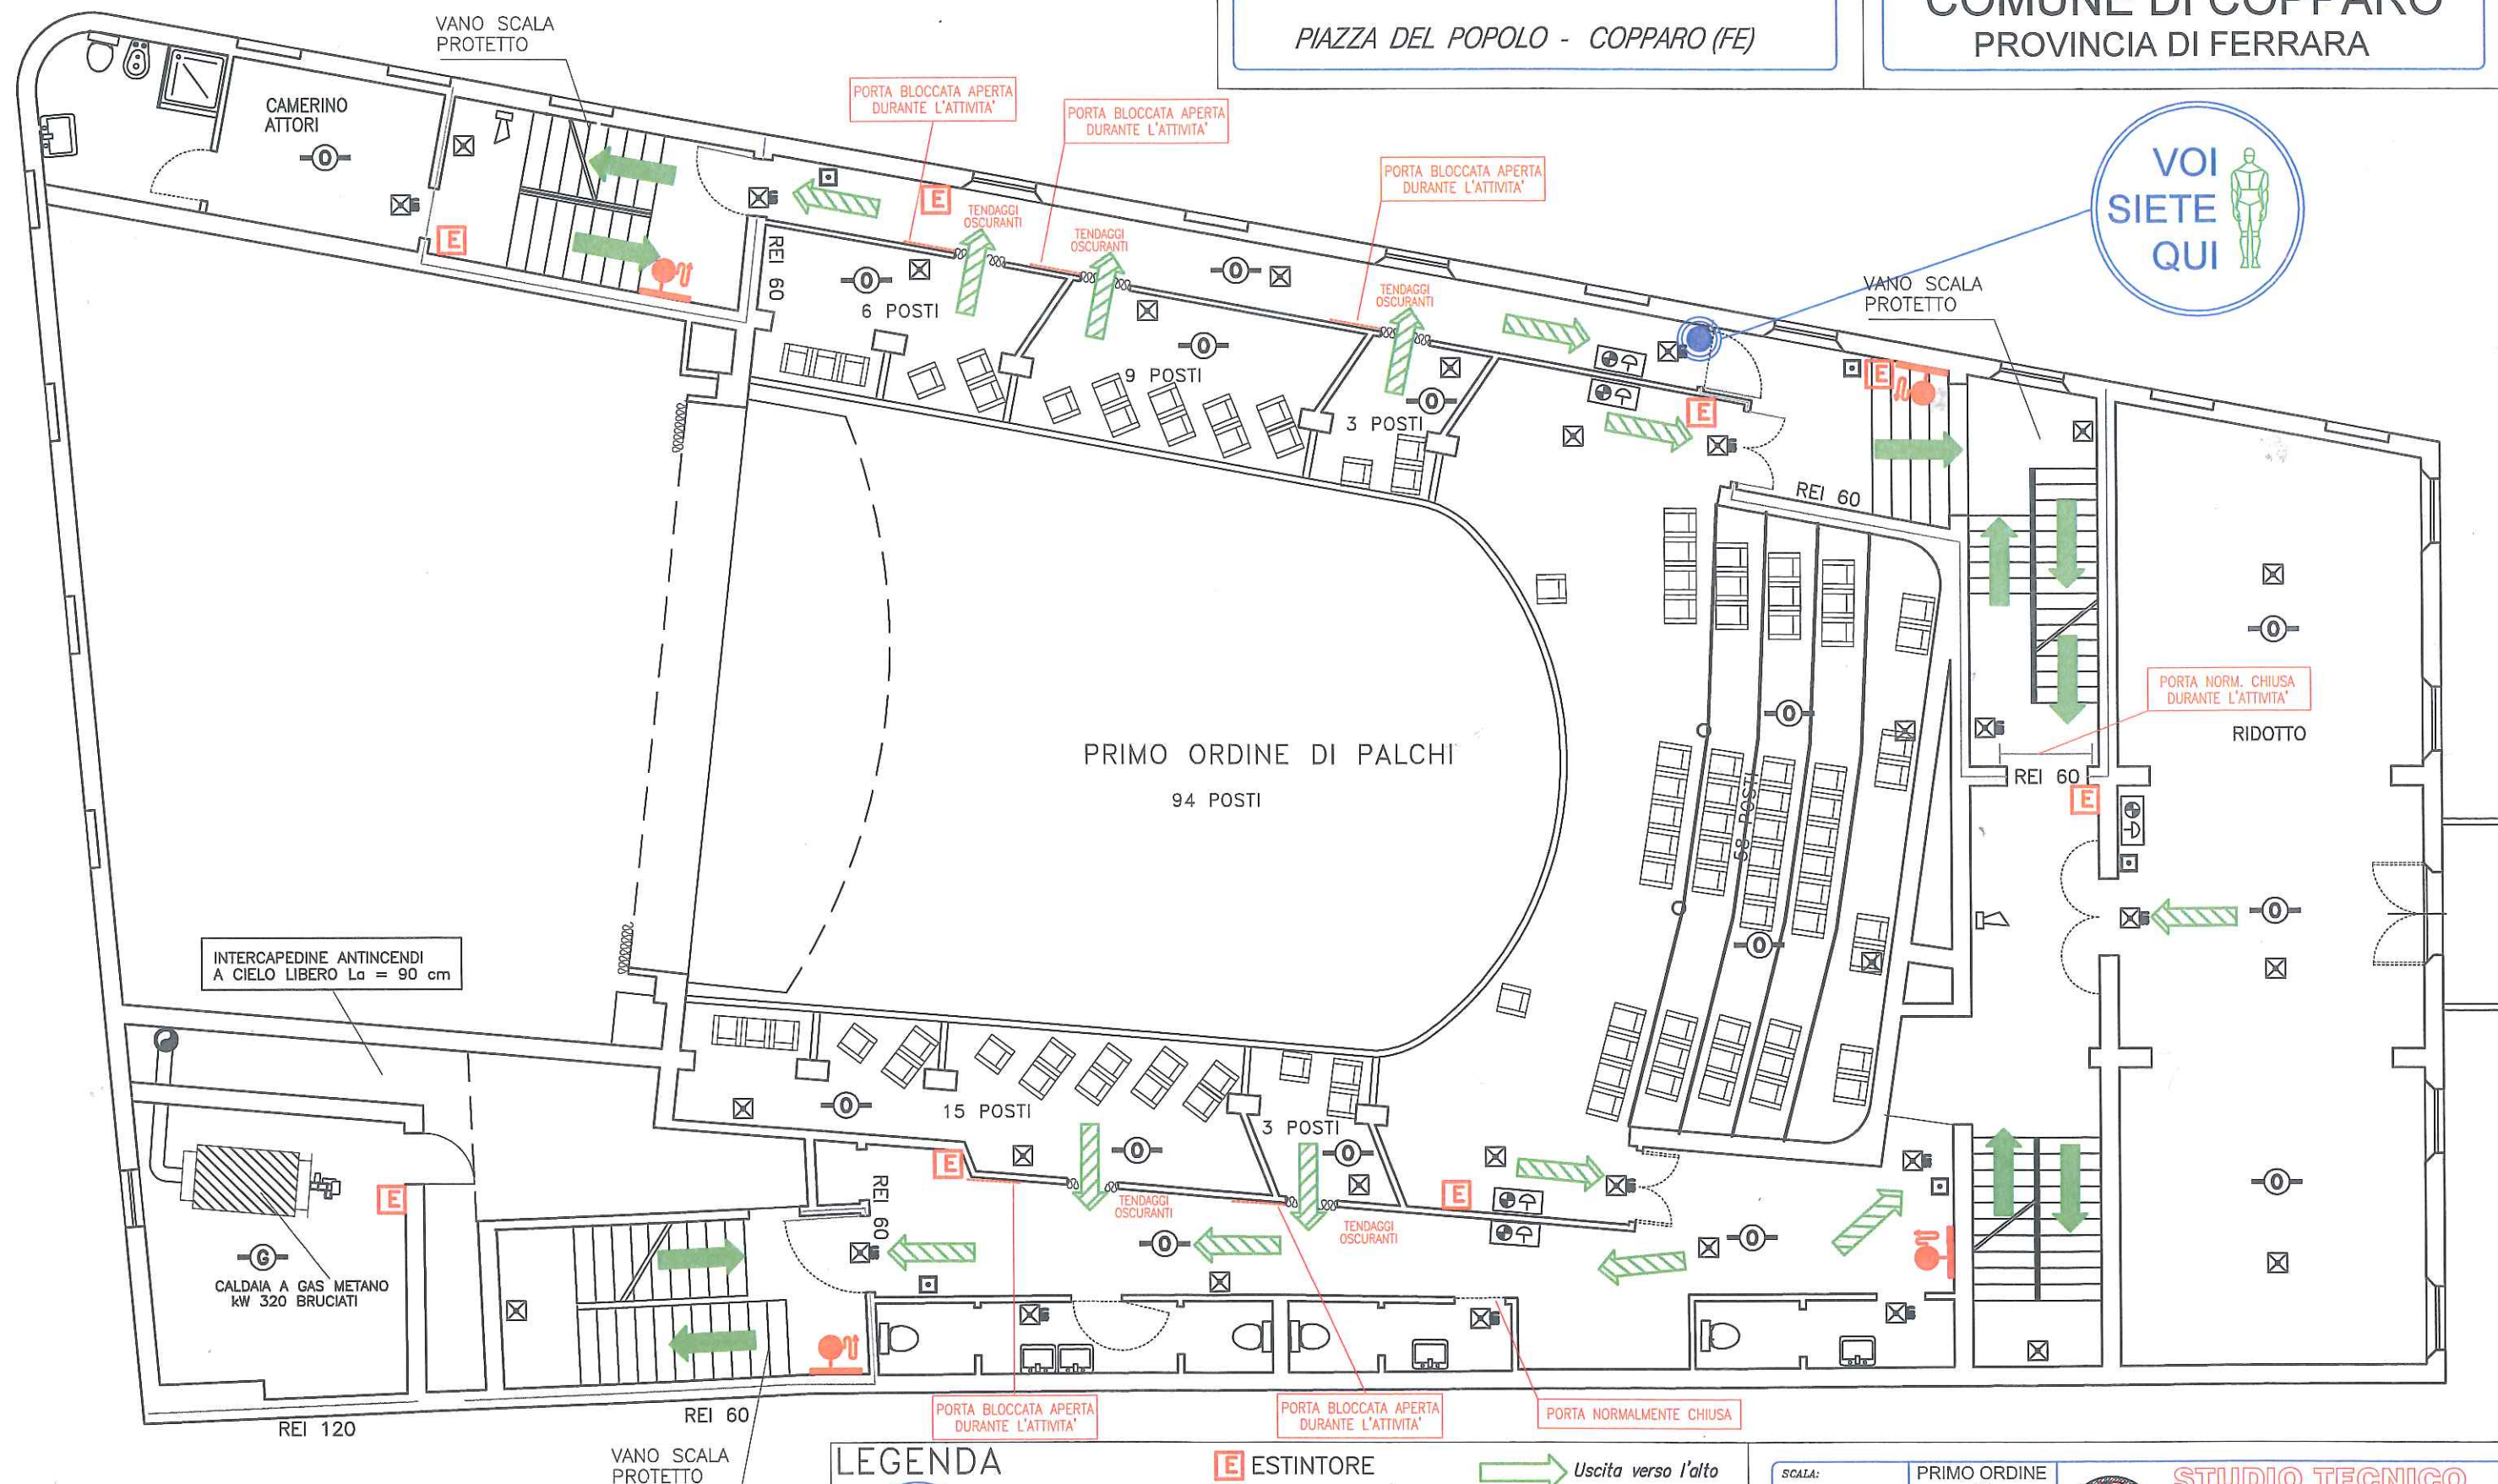

INTERCAPEDINE ANTINCENDI
A CIELO LIBERO $L_d = 90$ cm

CALDAIA A GAS METANO
kW 320 BRUCIATI

PIANTA PRIMO ORDINE
DI PALCHI

LEGENDA



POSIZIONE
IN PIANTA

E ESTINTORE

IDRANTE

ATTACCO W.F.

Uscita verso l'alto

Uscita orizzontale

Uscita verso il basso

SCALA:

1:100

DATA:

FEB. 2009

PRIMO ORDINE
DI
PALCHI

CODICE:

1109P2.dwg



STUDIO TECNICO

Dott. Ing. ANDREA BERNAGOZZI

Via Galilei, 23 - 44100 FERRARA

Tel. e Fax 0532-240198

e-mail: bernagozzi_andrea@tin.it




TEATRO DE MICHELI

PIAZZA DEL POPOLO - COPPARO (FE)



COMUNE DI COPPARO
PROVINCIA DI FERRARA

VOI
SIETE
QUI

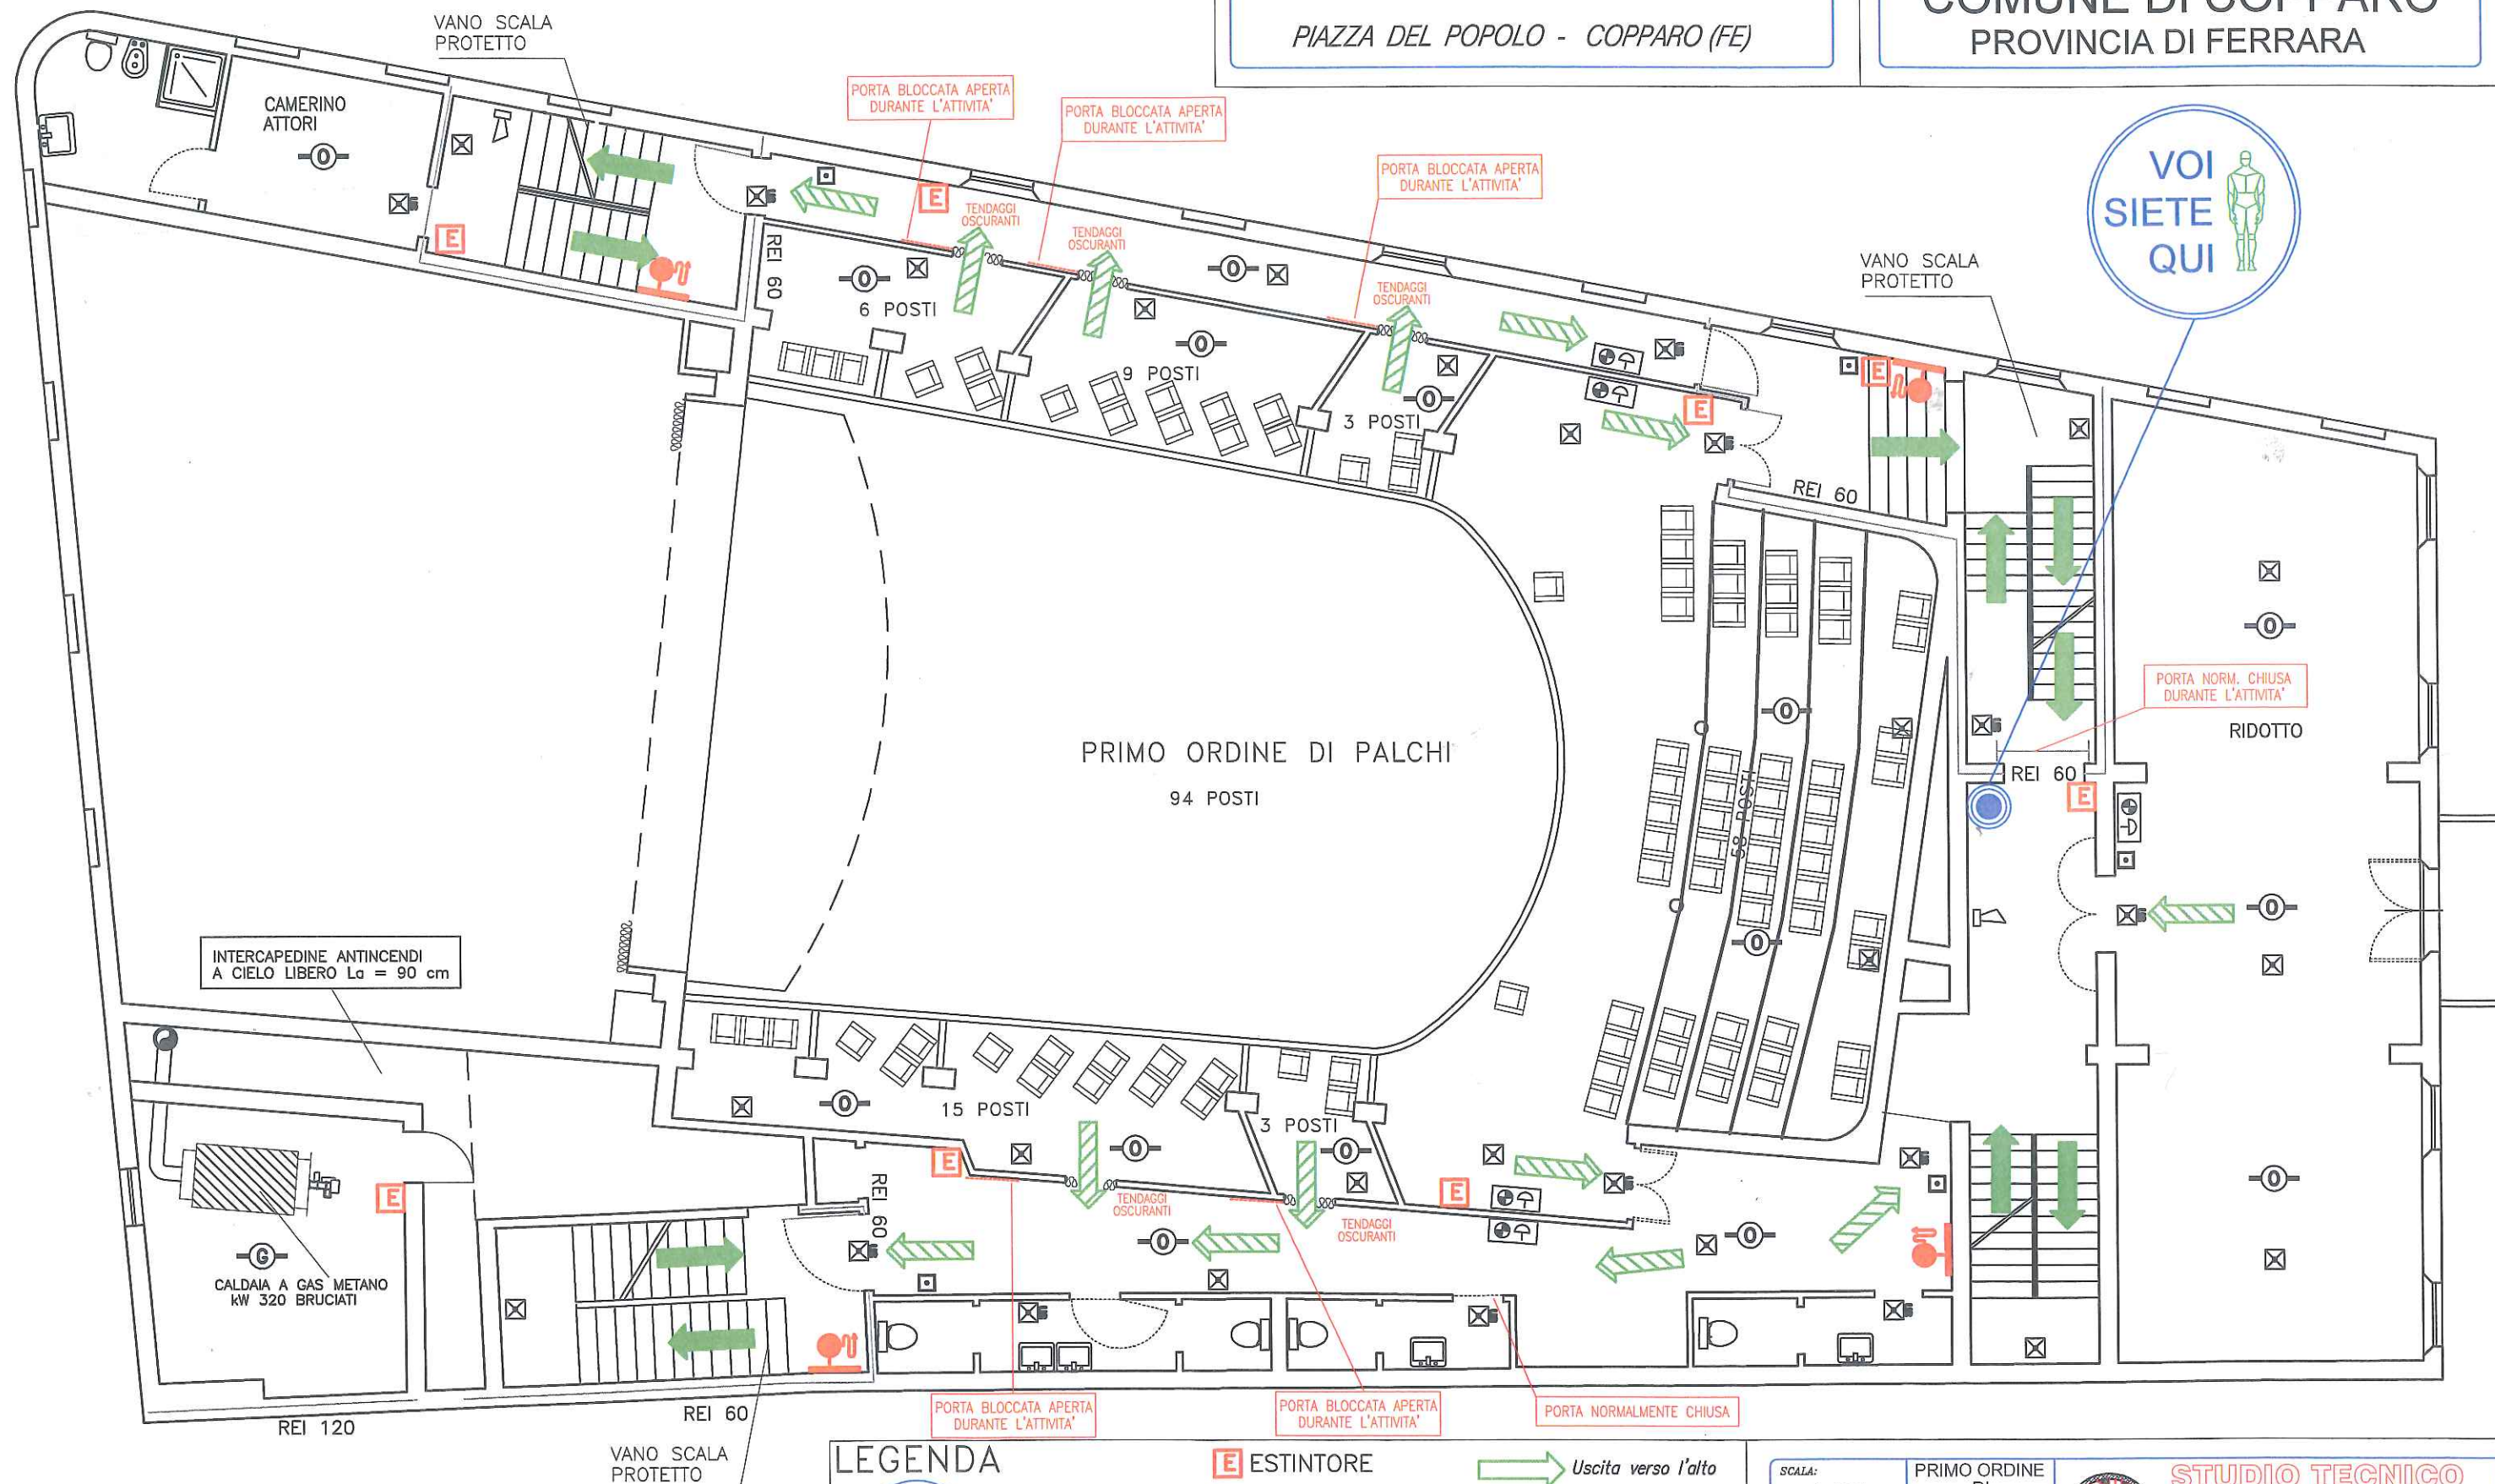

PIANTA PRIMO ORDINE
DI PALCHI

LEGENDA



POSIZIONE
IN PIANTA

E ESTINTORE

IDRANTE

ATTACCO W.F.

Uscita verso l'alto
 Uscita orizzontale
 Uscita verso il basso

SCALA:
1:100

DATA:
FEB. 2009

PRIMO ORDINE
DI
PALCHI
CODICE:
1109P2.dwg



STUDIO TECNICO
Dott. Ing. ANDREA BERNAGOZZI
Via Galilei, 23 - 44100 FERRARA
Tel. e Fax 0532-240198
e-mail: bernagozzi_andrea@tin.it



VOI
SIETE
QUI



VANO SCALA
PROTETTO

AERAZIONE IN
SOMMITA' mq 1,00

TEATRO DE MICHELI

PIAZZA DEL POPOLO - COPPARO (FE)



COMUNE DI COPPARO
PROVINCIA DI FERRARA

CAMERINO
ATTORI

PORTA BLOCCATA APERTA
DURANTE L'ATTIVITA'

PORTA BLOCCATA APERTA
DURANTE L'ATTIVITA'

VANO SCALA
PROTETTO

E.F.C. A SOFFITTO
S.U.A. 1,20 mq

E.F.C. A SOFFITTO
S.U.A. 1,20 mq

SECONDO ORDINE DI PALCHI

96 POSTI

2° ORDINE DI PALCHI

72 POSTI

AERAZIONE IN
SOMMITA' mq 1,00

RIP.

REGIA
LUCI

UFFICI

AERAZIONE IN
SOMMITA' mq 1,00

VANO SCALA
PROTETTO

AERAZIONE IN
SOMMITA' mq 1,00

PORTA BLOCCATA APERTA
DURANTE L'ATTIVITA'

PORTA NORMALMENTE CHIUSA

PORTA BLOCCATA APERTA

PIANTA SECONDO ORDINE
DI PALCHI

LEGENDA



POSIZIONE
IN PIANTA

 ESTINTORE

 IDRANTE

 ATTACCO V.V.F.

 Uscita verso l'alto

 Uscita orizzontale

 Uscita verso il basso

SCALA:
1:100

DATA:
FEB. 2009

SECONDO
ORDINE DI
PALCHI

CODICE:
1109P3.dwg



STUDIO TECNICO

Dott. Ing. ANDREA BERNAGOZZI
Via Galilei, 23 - 44100 FERRARA
Tel. e Fax 0532-240198
e-mail: bernagozzi_andrea@tin.it




 
TEATRO DE MICHELI

PIAZZA DEL POPOLO - COPPARO (FE)



COMUNE DI COPPARO
PROVINCIA DI FERRARA

VOI
SIETE
QUI

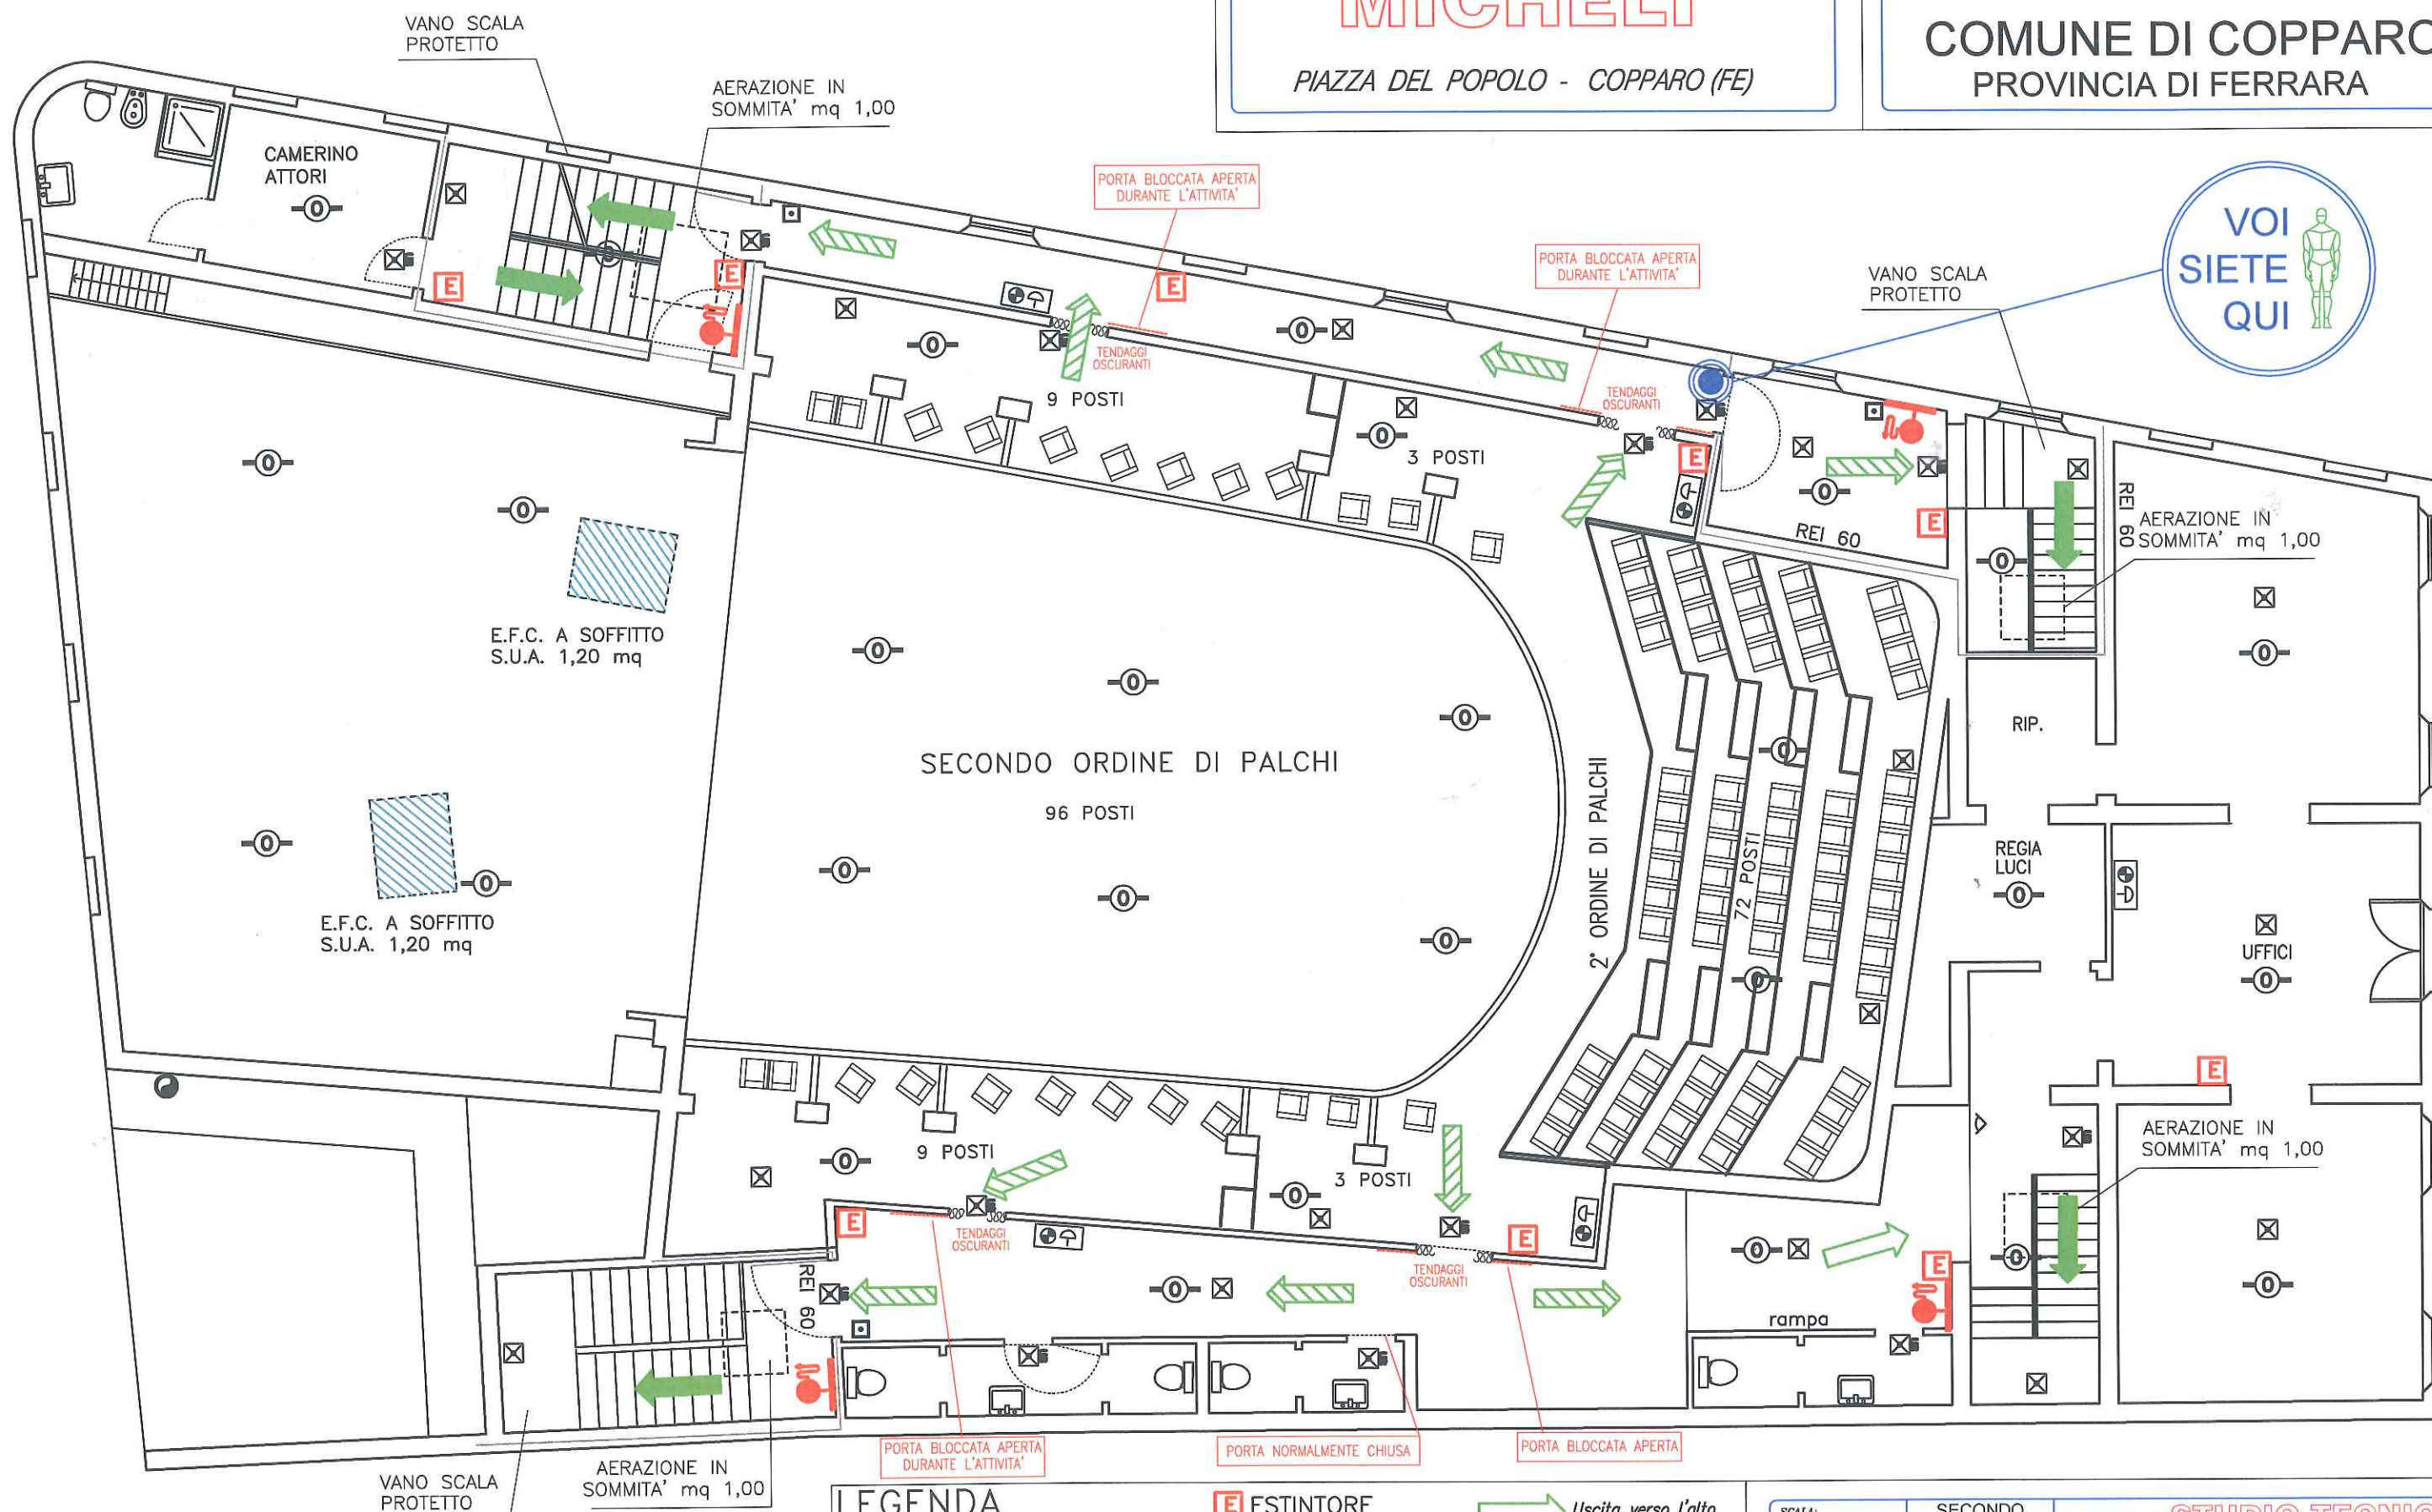

PIANTA SECONDO ORDINE
DI PALCHI

LEGENDA



POSIZIONE
IN PIANTA

E ESTINTORE

IDRANTE

ATTACCO V.V.F.

Uscita verso l'alto

Uscita orizzontale

Uscita verso il basso

SCALA:
1:100

DATA:
FEB. 2009

SECONDO
ORDINE DI
PALCHI

CODICE:
1109P3.dwg



STUDIO TECNICO

Dott. Ing. ANDREA BERNAGOZZI
Via Galilei, 23 - 44100 FERRARA
Tel. e Fax 0532-240198
e-mail: bernagozzi_andrea@tin.it



TEATRO DE MICHELI

PIAZZA DEL POPOLO - COPPARO (FE)



COMUNE DI COPPARO
PROVINCIA DI FERRARA

VANO SCALA
PROTETTO

AERAZIONE IN
SOMMITA' mq 1,00

CAMERINO
ATTORI

PORTA BLOCCATA APERTA
DURANTE L'ATTIVITA'

PORTA BLOCCATA APERTA
DURANTE L'ATTIVITA'

VANO SCALA
PROTETTO

E.F.C. A SOFFITTO
S.U.A. 1,20 mq

E.F.C. A SOFFITTO
S.U.A. 1,20 mq

SECONDO ORDINE DI PALCHI

96 POSTI

2° ORDINE DI PALCHI

REI 60

AERAZIONE IN
SOMMITA' mq 1,00

RIP.

REGIA
LUCI

UFFICI

AERAZIONE IN
SOMMITA' mq 1,00

rampa

VANO SCALA
PROTETTO

AERAZIONE IN
SOMMITA' mq 1,00

PORTA BLOCCATA APERTA
DURANTE L'ATTIVITA'

PORTA NORMALMENTE CHIUSA

PORTA BLOCCATA APERTA

LEGENDA



POSIZIONE
IN PIANTA

E ESTINTORE

 IDRANTE

 ATTACCO W.F.

 Uscita verso l'alto

 Uscita orizzontale

 Uscita verso il basso

SCALA:
1:100

DATA:
FEB. 2009

SECONDO
ORDINE DI
PALCHI

CODICE:
1109P3.dwg



STUDIO TECNICO

Dott. Ing. ANDREA BERNAGOZZI
Via Galilei, 23 - 44100 FERRARA
Tel. e Fax 0532-240198
e-mail: bernagozzi_andrea@tin.it

VOI
SIETE
QUI



PIANTA SECONDO ORDINE
DI PALCHI




TEATRO DE MICHELI

PIAZZA DEL POPOLO - COPPARO (FE)



COMUNE DI COPPARO
PROVINCIA DI FERRARA

VOI
SIETE
QUI

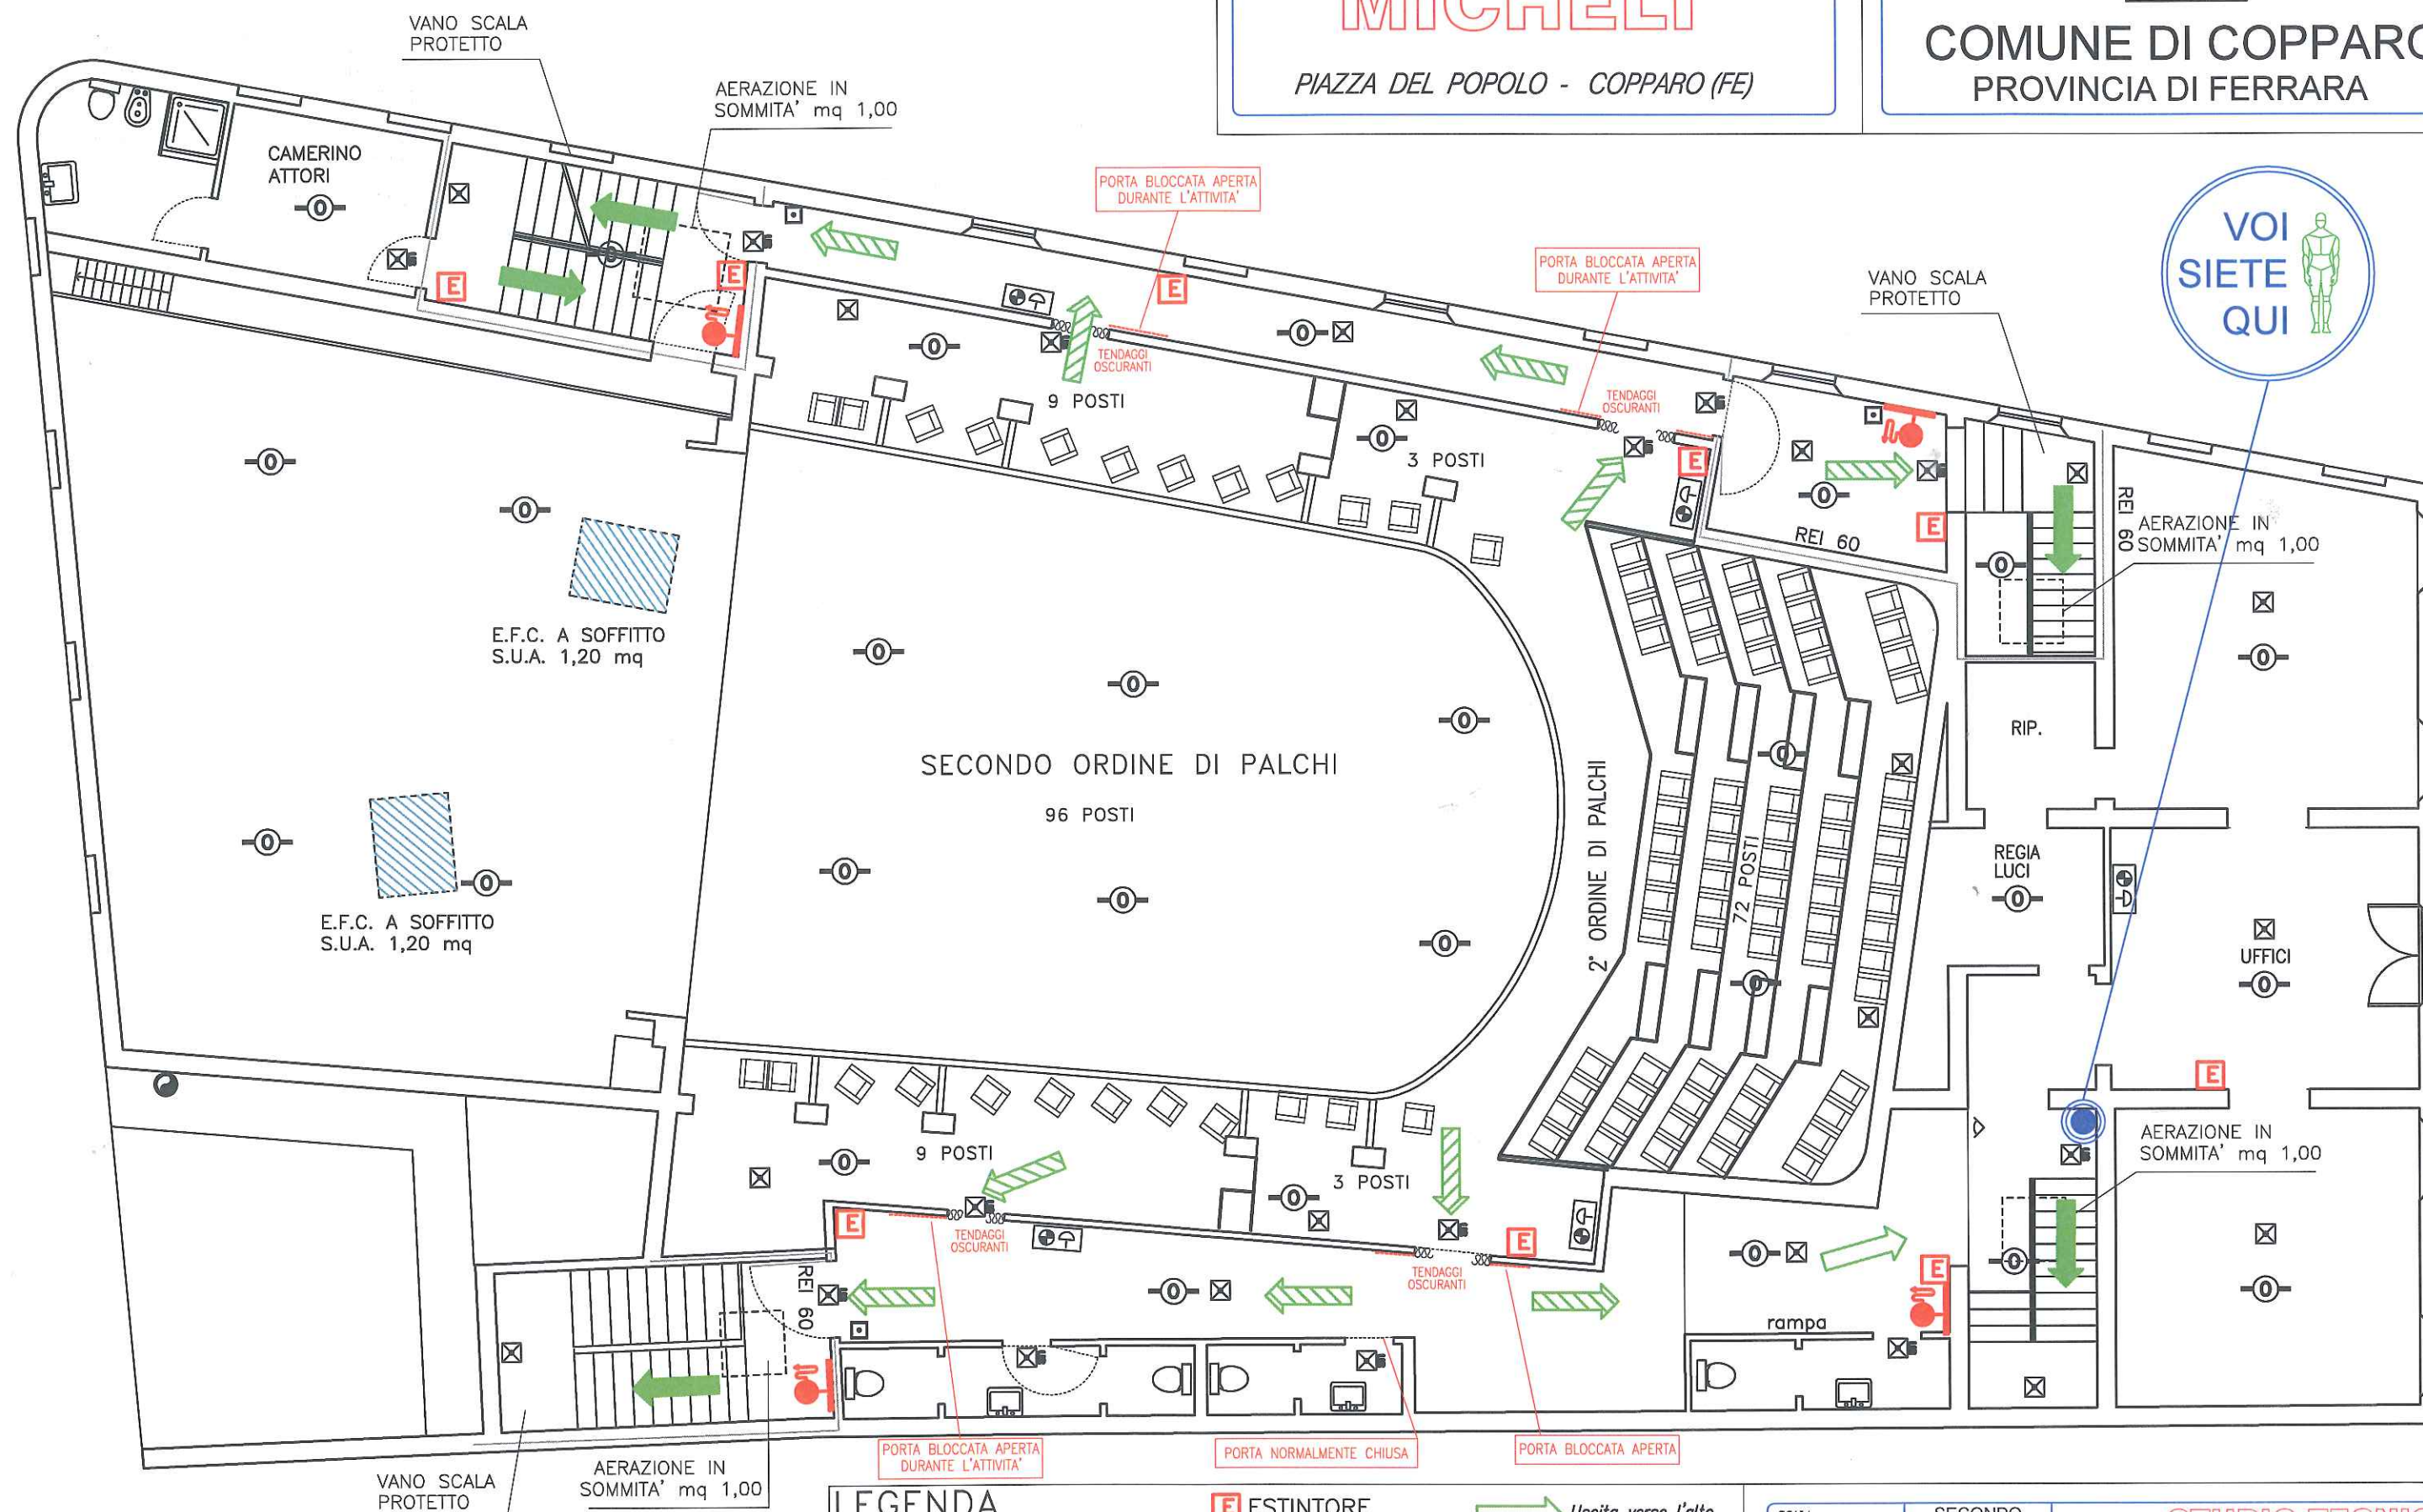

PIANTA SECONDO ORDINE
DI PALCHI

LEGENDA



POSIZIONE
IN PIANTA

E ESTINTORE

IDRANTE

ATTACCO V.V.F.

Uscita verso l'alto

Uscita orizzontale

Uscita verso il basso

SCALA:
1:100

DATA:
FEB. 2009

SECONDO
ORDINE DI
PALCHI

CODICE:
1109P3.dwg



STUDIO TECNICO

Dott. Ing. ANDREA BERNAGOZZI
Via Galilei, 23 - 44100 FERRARA
Tel. e Fax 0532-240198
e-mail: bernagozzi_andrea@tin.it