



Rete ACQUEDOTTO - scala 1:1.000

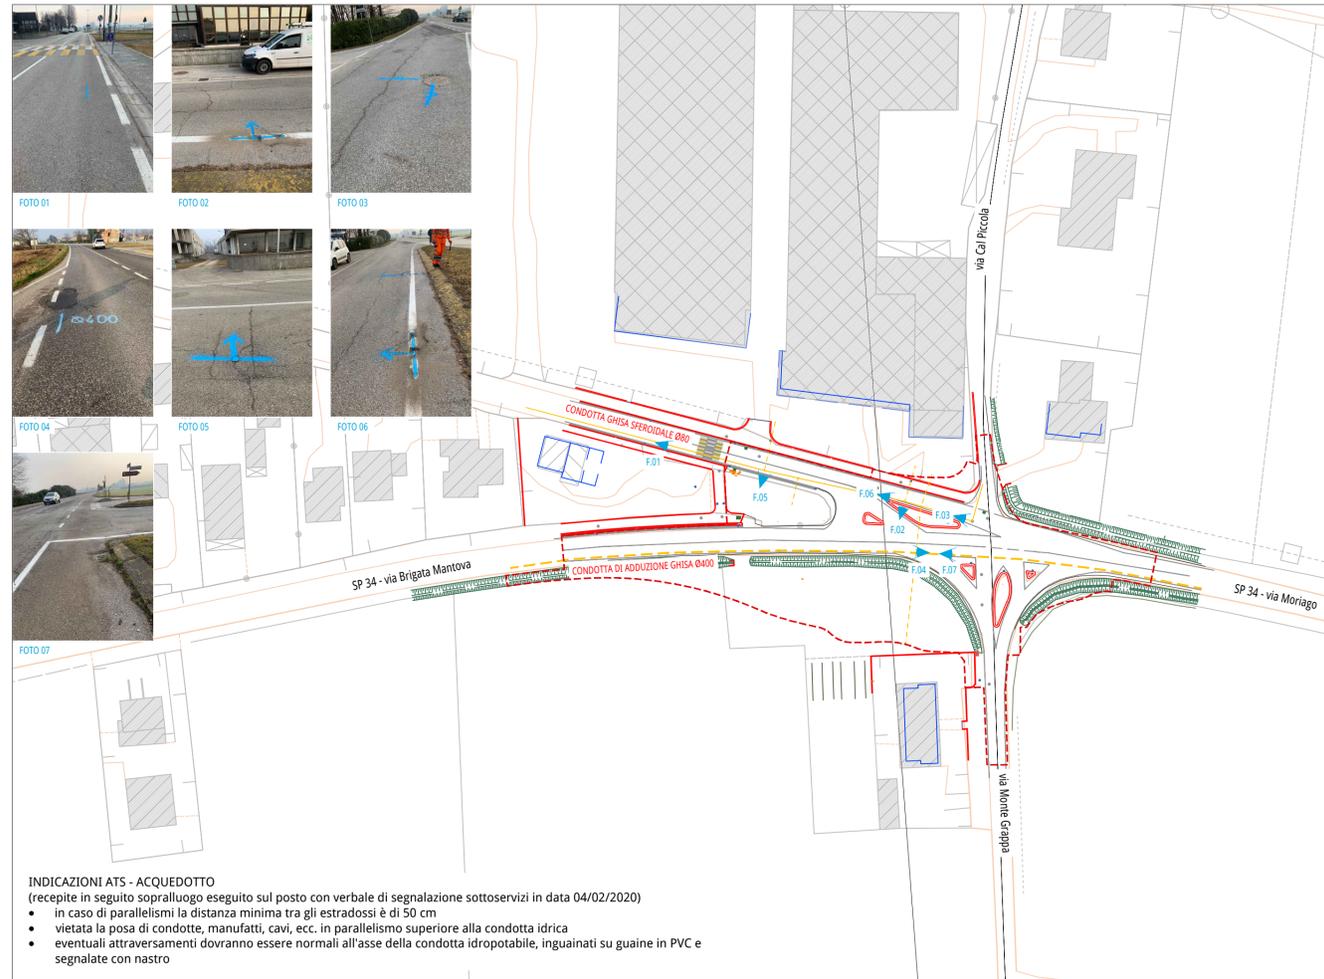

INDICAZIONI ATS - ACQUEDOTTO
(recepite tramite pec in data 04/02/2020)

- in caso di parallelismi la distanza minima tra gli estradossi è di 50 cm
- vietata la posa di condotte, manufatti, cavi, ecc. in parallelismo superiore alla condotta idrica
- eventuali attraversamenti dovranno essere normali all'asse della condotta idropotabile, inguainati su guaine in PVC e segnalate con nastro

Rete GAS METANO - scala 1:1.000

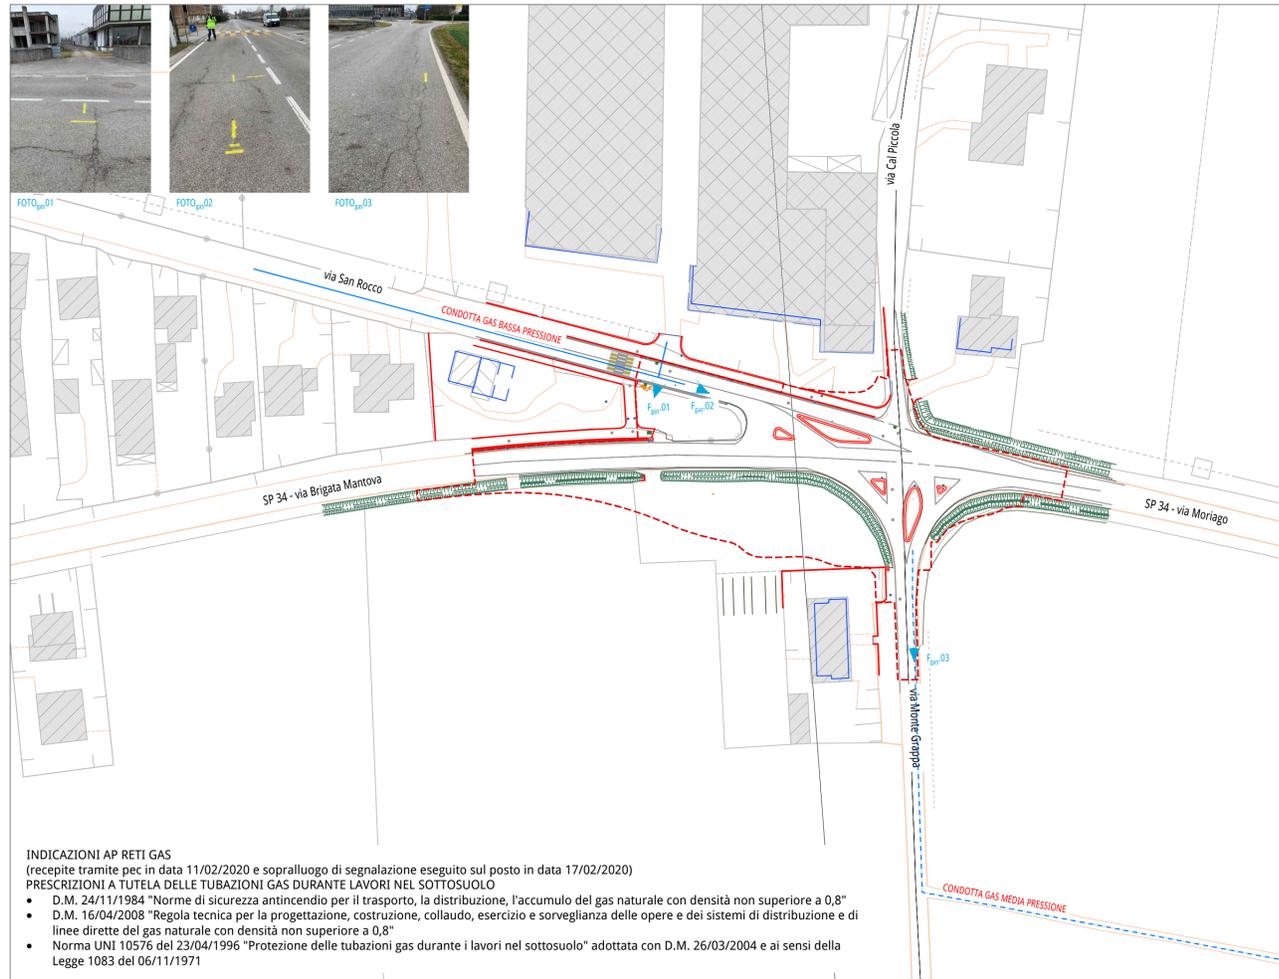

INDICAZIONI AP RETI GAS
(recepite tramite pec in data 11/02/2020 e sopralluogo di segnalazione eseguito sul posto in data 17/02/2020)

PRESCRIZIONI A TUTELA DELLE TUBAZIONI GAS DURANTE LAVORI NEL SOTTOSUOLO

- D.M. 24/11/1984 "Norme di sicurezza antincendio per il trasporto, la distribuzione, l'accumulo del gas naturale con densità non superiore a 0,8"
- D.M. 16/04/2008 "Regola tecnica per la progettazione, costruzione, collaudo, esercizio e sorveglianza delle opere e dei sistemi di distribuzione e di linee dirette del gas naturale con densità non superiore a 0,8"
- Norma UNI 10576 del 23/04/1996 "Protezione delle tubazioni gas durante i lavori nel sottosuolo" adottata con D.M. 26/03/2004 e ai sensi della Legge 1083 del 06/11/1971

Legenda


--- Ambito di intervento

scala 1:1000

0 10 20 50 m

N


Rete FOGNATURA - scala 1:1.000

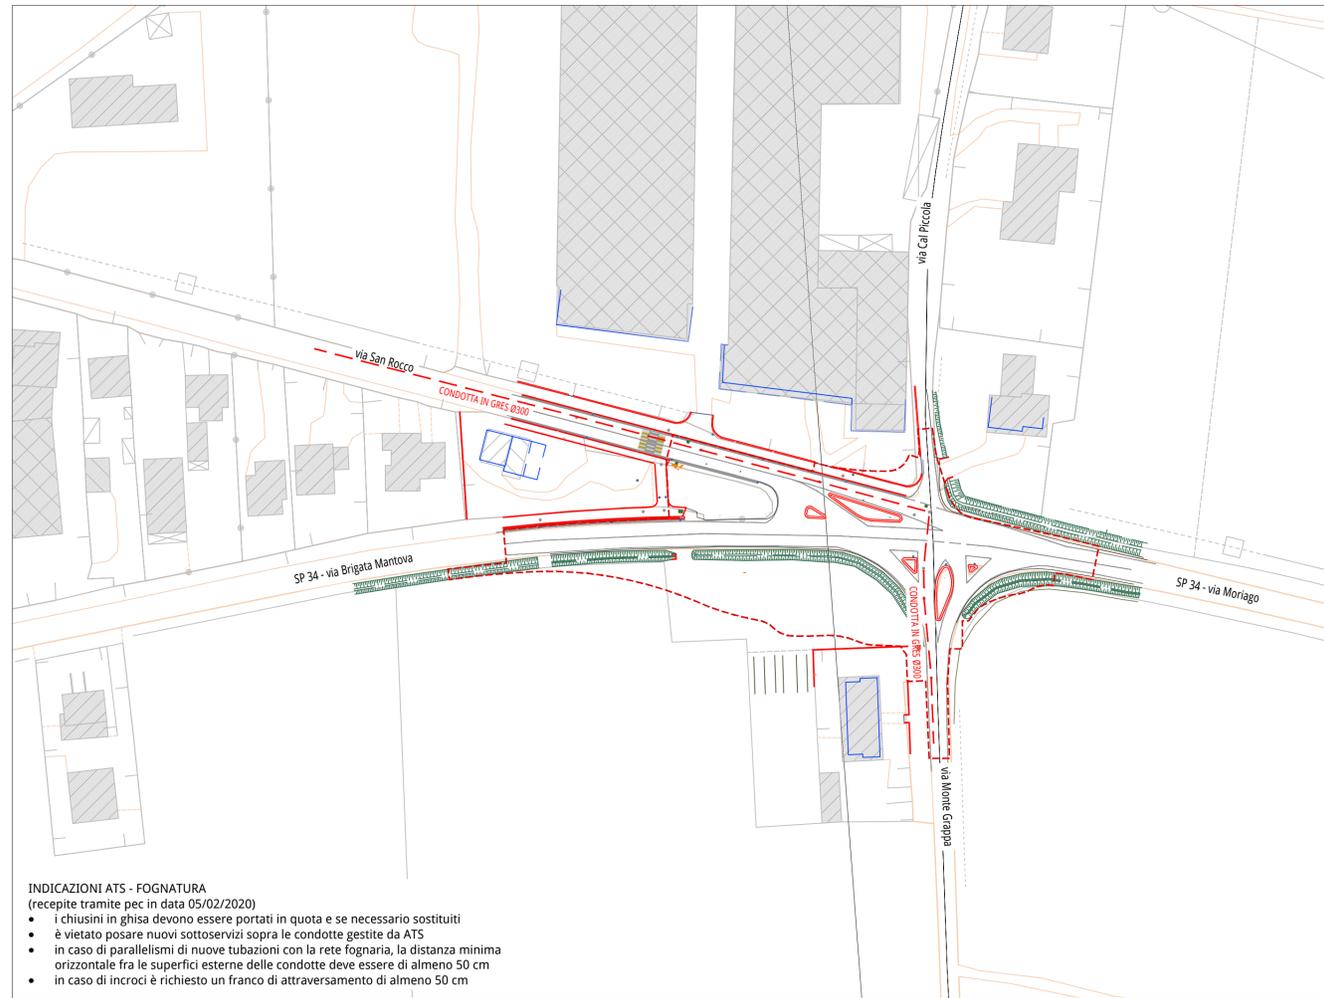

INDICAZIONI ATS - FOGNATURA
(recepite tramite pec in data 05/02/2020)

- i chiusini in ghisa devono essere portati in quota e se necessario sostituiti
- è vietato posare nuovi sottoservizi sopra le condotte gestite da ATS
- in caso di parallelismi di nuove tubazioni con la rete fognaria, la distanza minima orizzontale fra le superfici esterne delle condotte deve essere di almeno 50 cm
- in caso di incroci è richiesto un franco di attraversamento di almeno 50 cm

Linea ENEL, TELECOM, ASCO TLC - scala 1:1.000

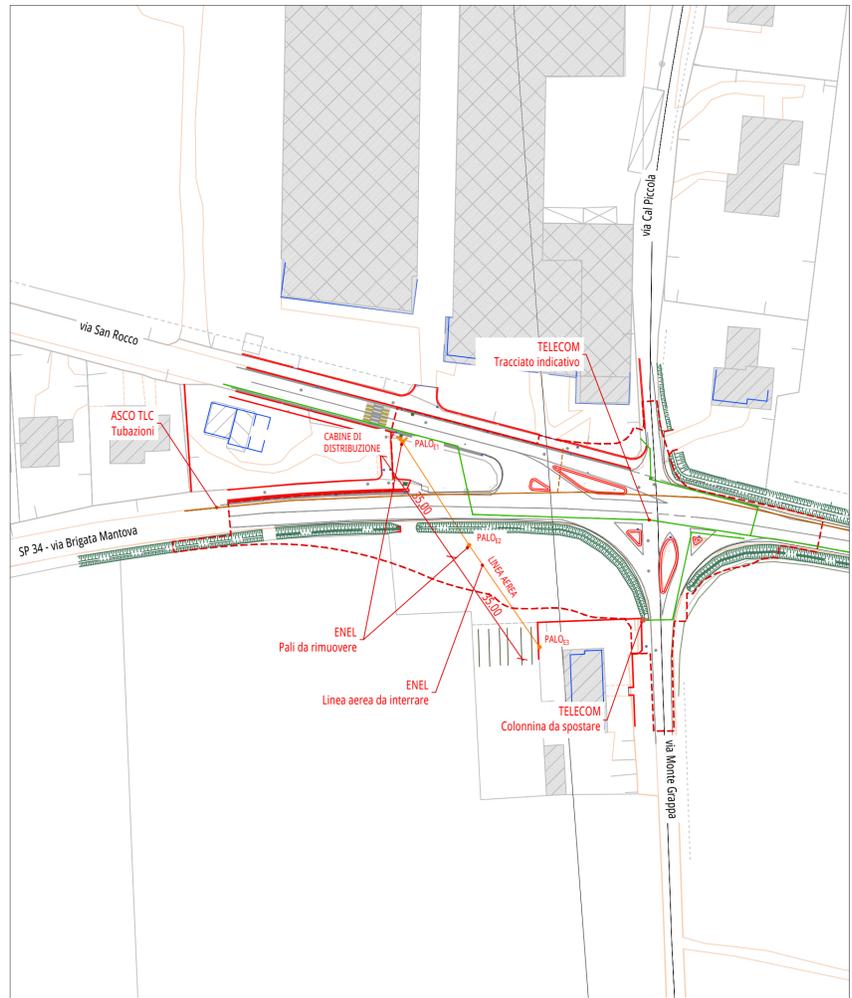

PROGETTO ESECUTIVO

oggetto
NUOVA ROTATORIA SULLA S.P. 34
IN CORRISPONDENZA DELL'INTERSEZIONE CON LA
STRADA COMUNALE DI VIA SAN ROCCO

località
Moriago della Battaglia (TV)

committente

COMUNE DI MORIAGO DELLA BATTAGLIA
Piazza della Vittoria, 14
31010 Moriago della Battaglia (TV)

progettazione

Società soggetta a direzione e controllo da parte di d-recta srl
mob-up s.r.l. - via Ferrovia, 28
31020 San Fior - Treviso - Italia
tel +39 0426 3710039
www.mob-up.it

responsabile progettazione
Ing. Giuseppe Ciccarone

consulenti progettazione
arch. Sandro Burigana
arch. Lisa Tarzia

coord. sicurezza fase progett.
Dott. Stefano Donadello

elaborato
STATO DI FATTO
**PLANIMETRIA
SOTTOSERVIZI VARI**

SCALA 1:1.000
C04

file	commissa			
M200203_C04_0.dwg	MB20002			
rev.	data	descrizione	redatto	verificato
00	08.07.2021	Prima emissione	FM	GC